


位置図


S=1/5000

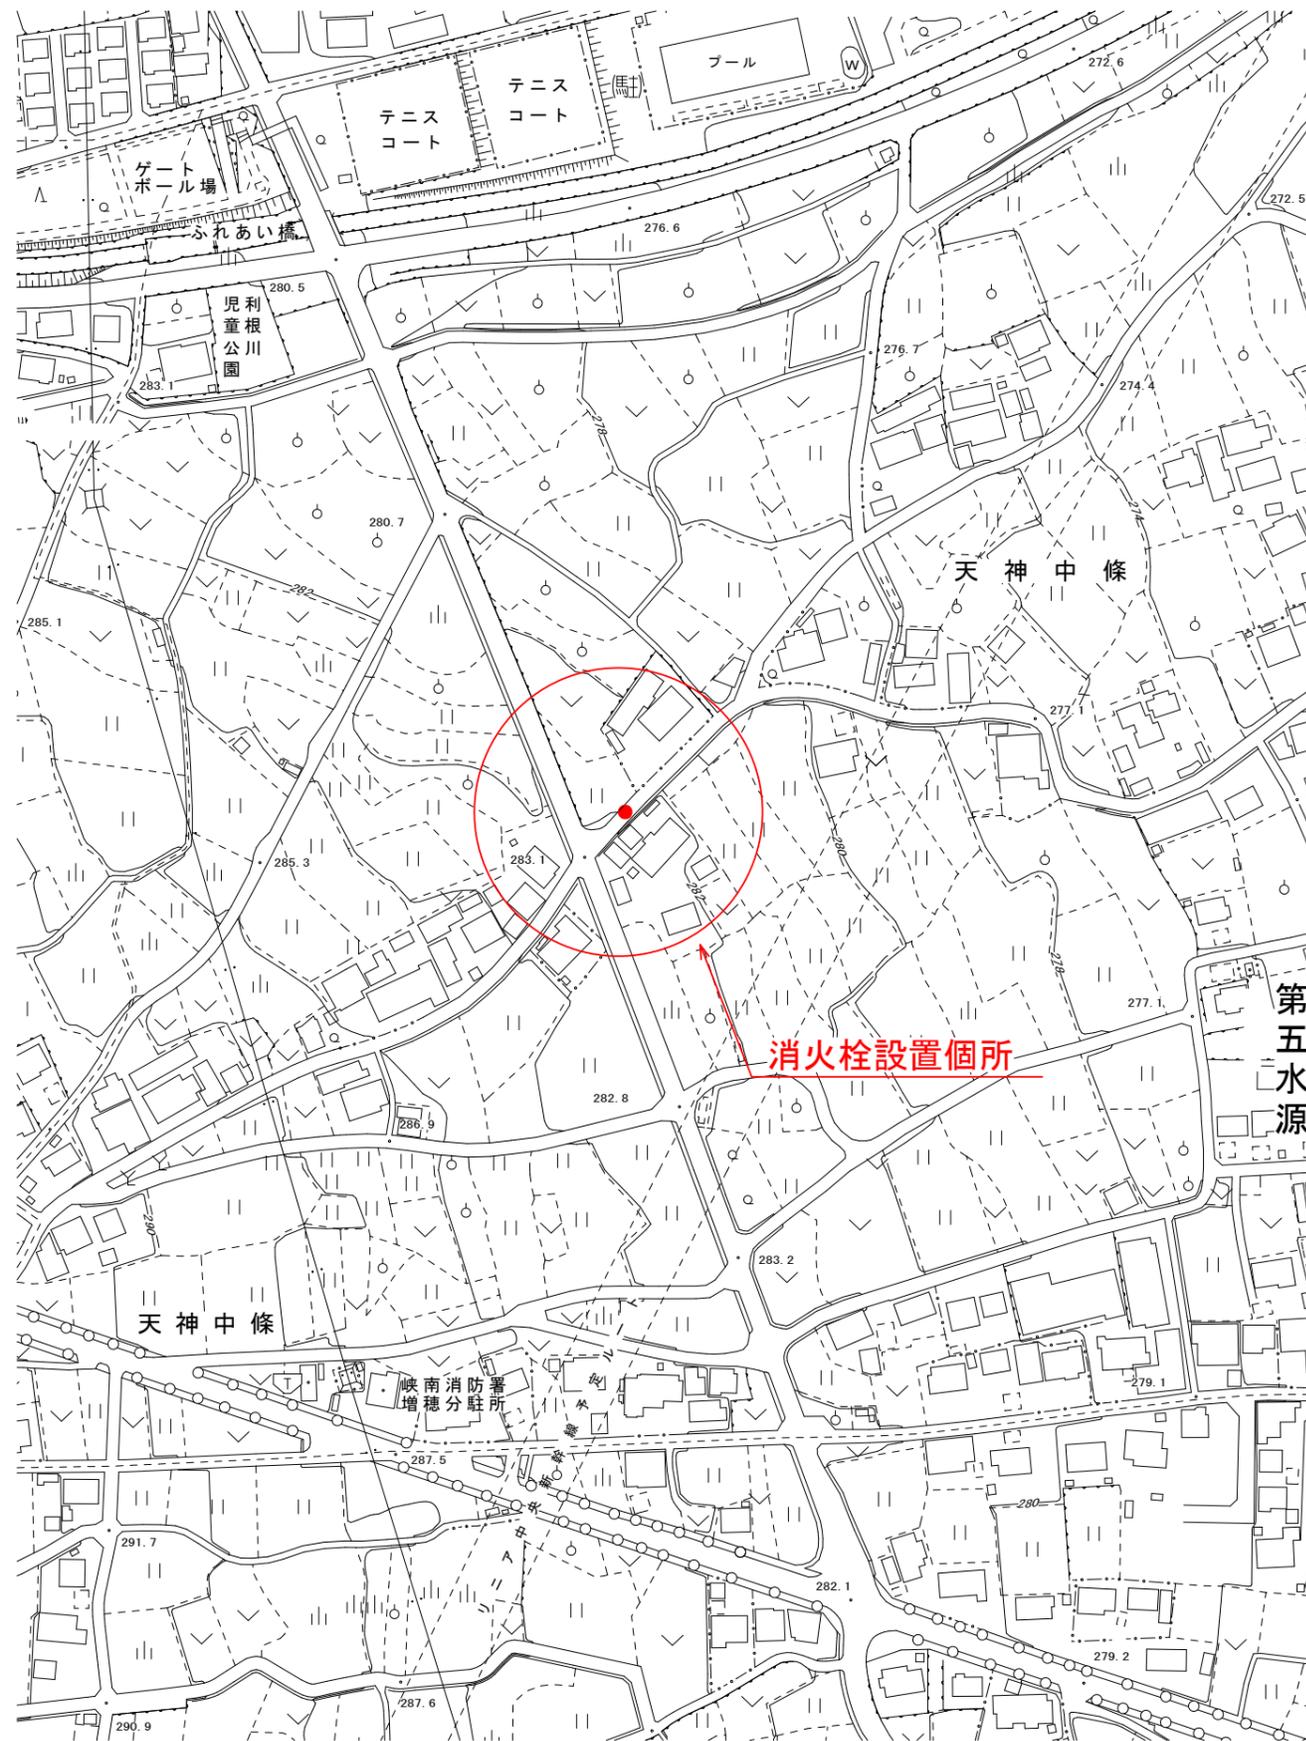

消火栓設置個所

消火栓設置個所



工事名	消火栓設置工事			
図名	位置図			
縮尺	図示			
事業主	富士川町役場上下水道課	図番	No. 1	計 2

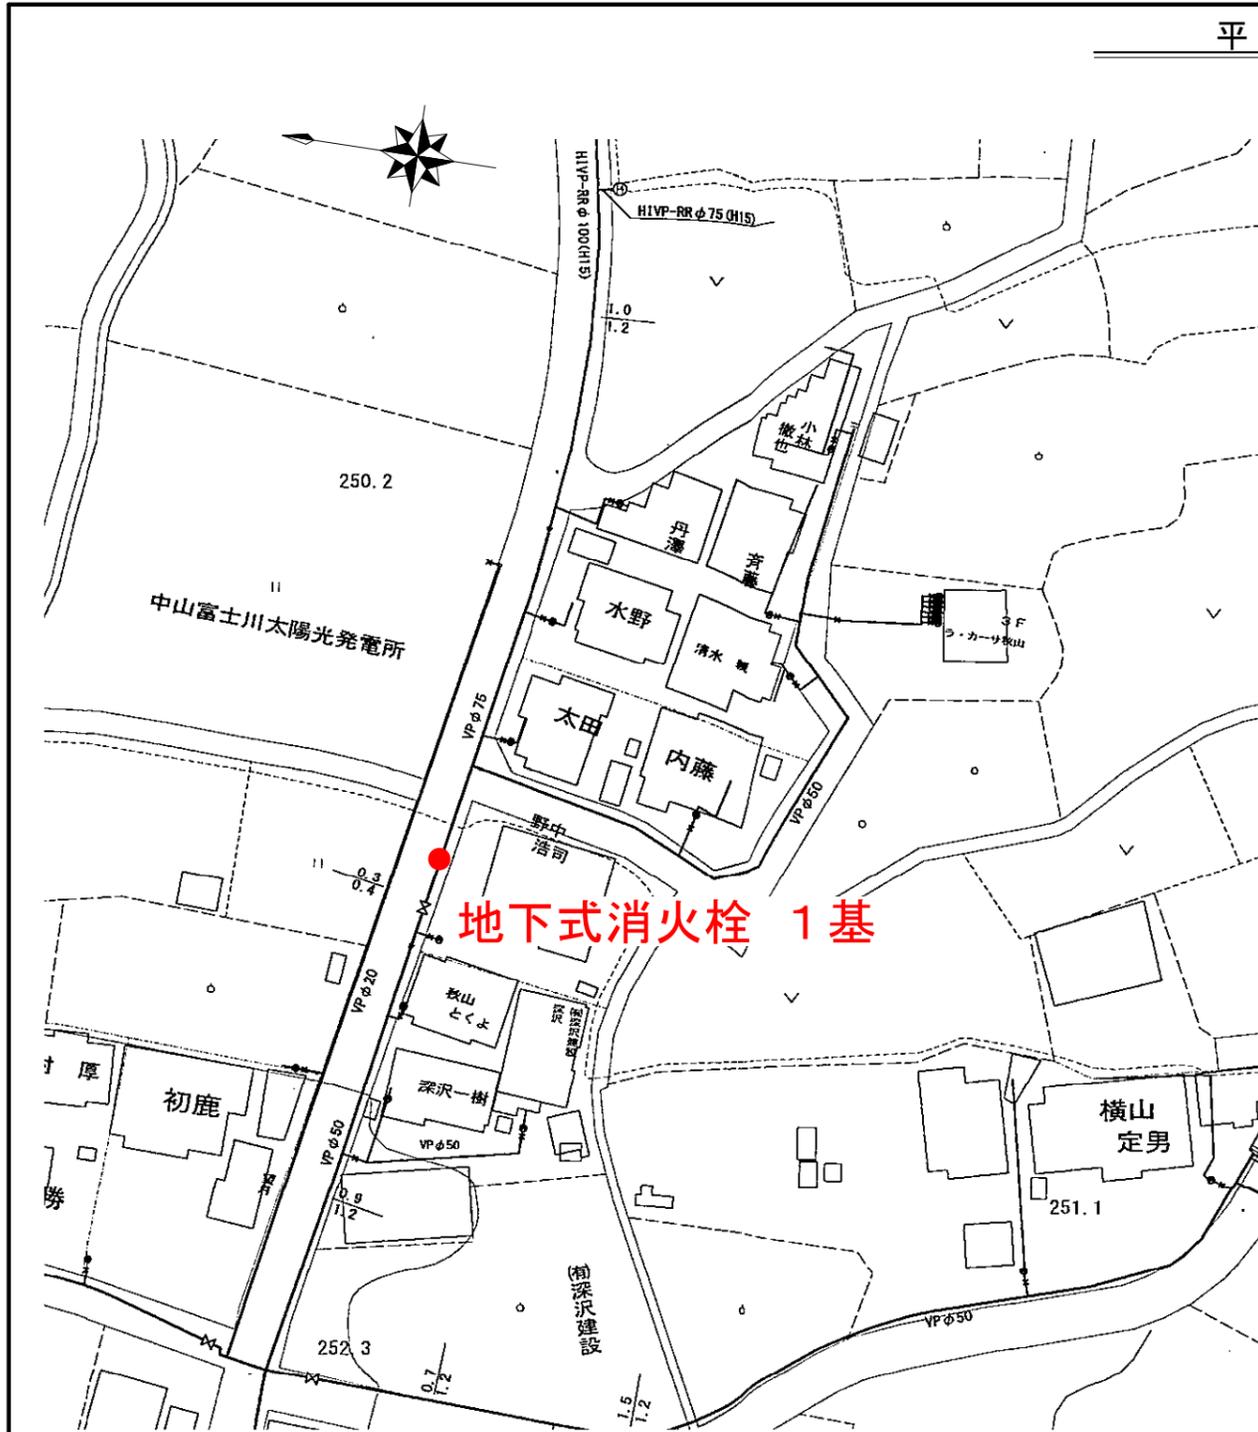

地下式消火栓 1基

地下式消火栓 1基

消火栓設置標準図 S=1/10
土被り1200mm

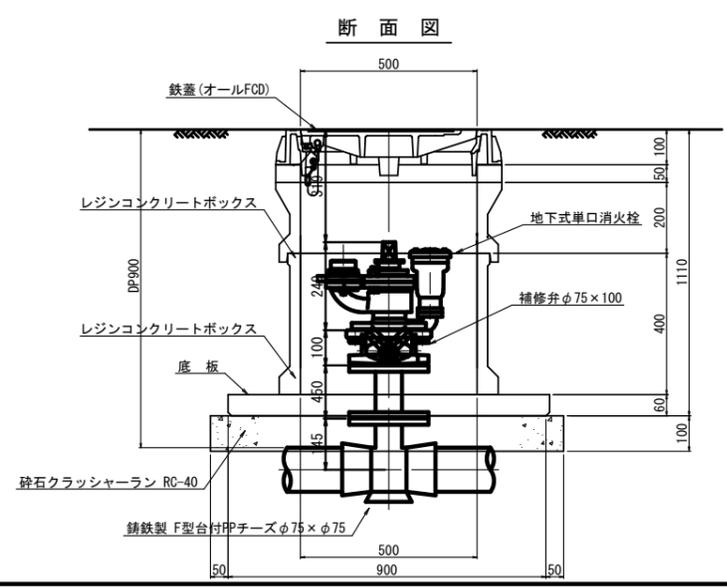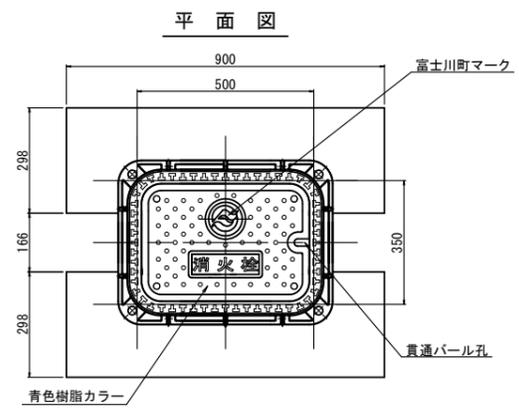

工事名	消火栓設置工事				
図名	平面図, 標準図				
縮尺	図示				
事業主	富士川町役場上下水道課				図番 No. 2 計 2