



# 位 置 図

農道北田桑原線下水道工事に伴う配水管布設替工事(2工区)

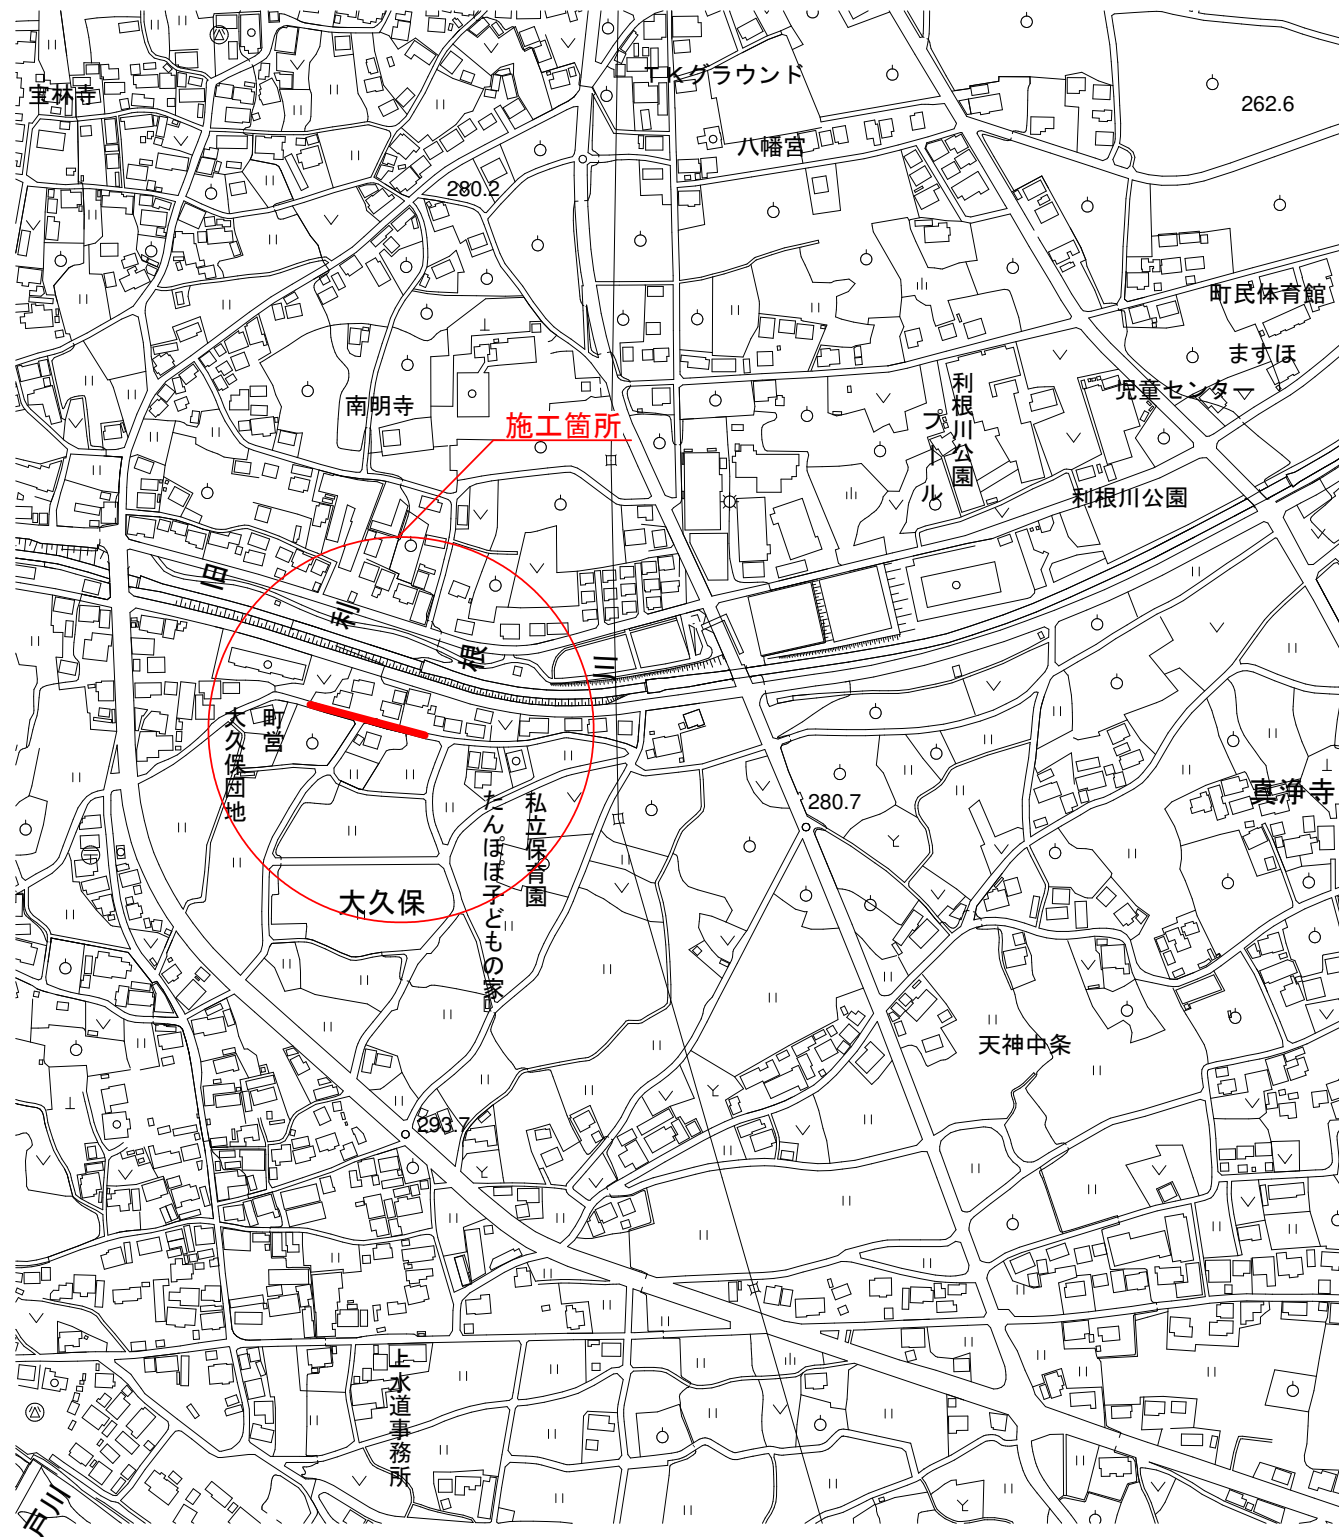


### 配水管平面图 S=1/300

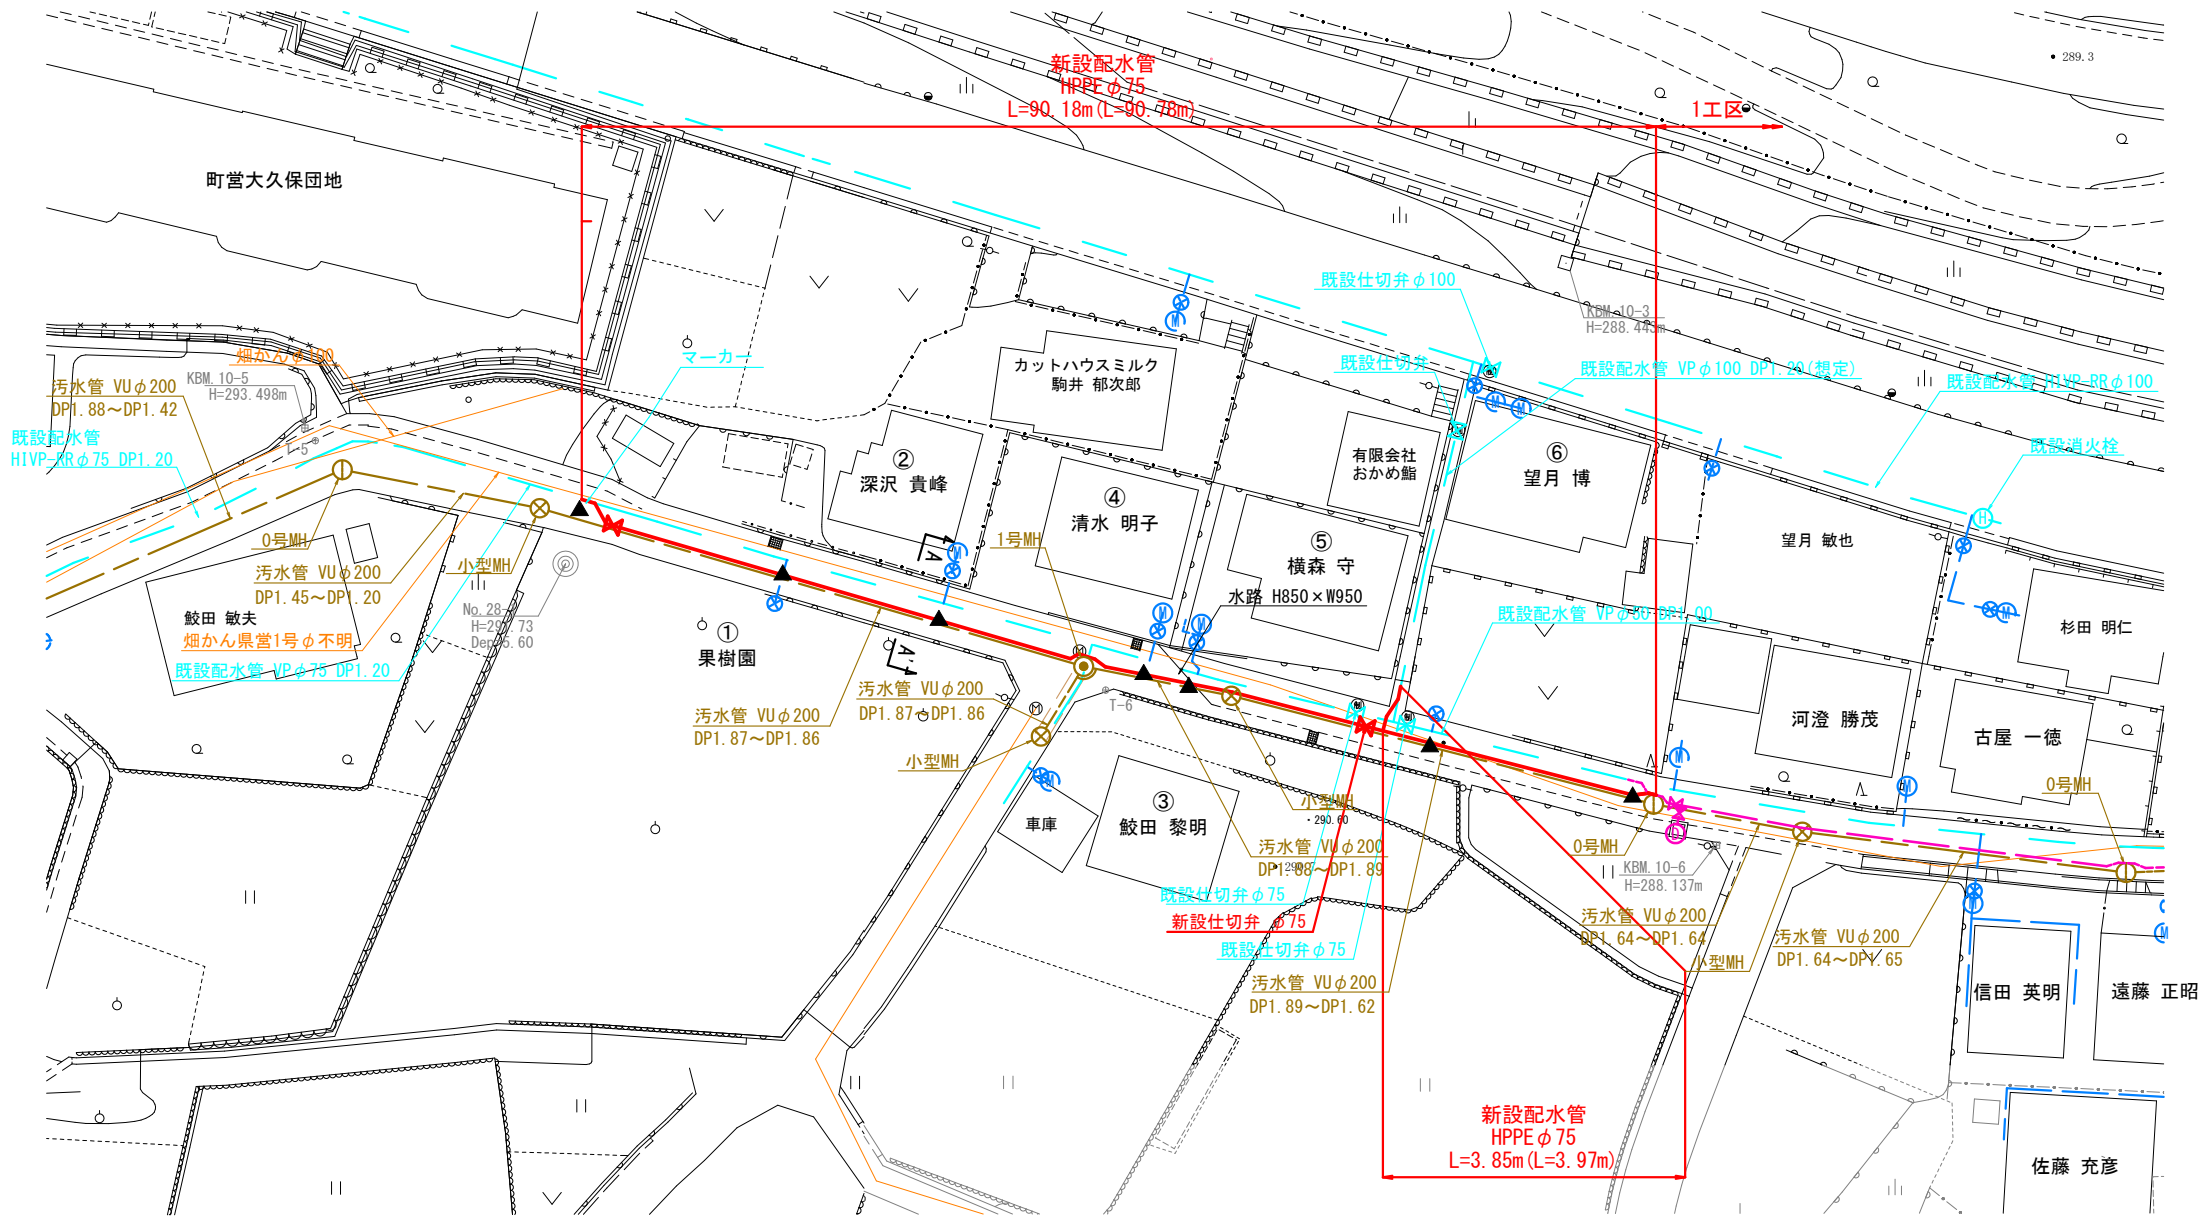

▲：ロケーティングマーカ（設置深度0.6m）


横断面図 S=1/100

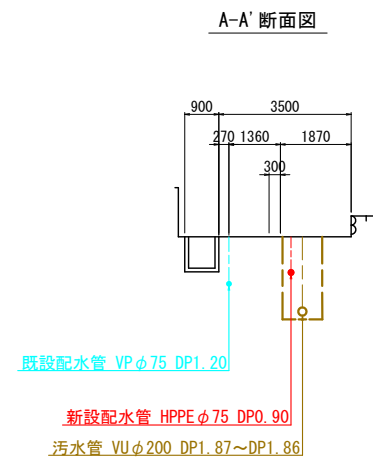

- 凡 例






  - : 新設配水管
  - - : 既設配水管
  - - : 既設給水管
  - - : 汚水管
  - ✂ : 新設仕切弁
  - ✂ : 既設仕切弁
  - : 0号マンホール
  - ⊙ : 1号マンホール
  - ⊗ : 小型マンホール

案 内 図 S=1/2, 500

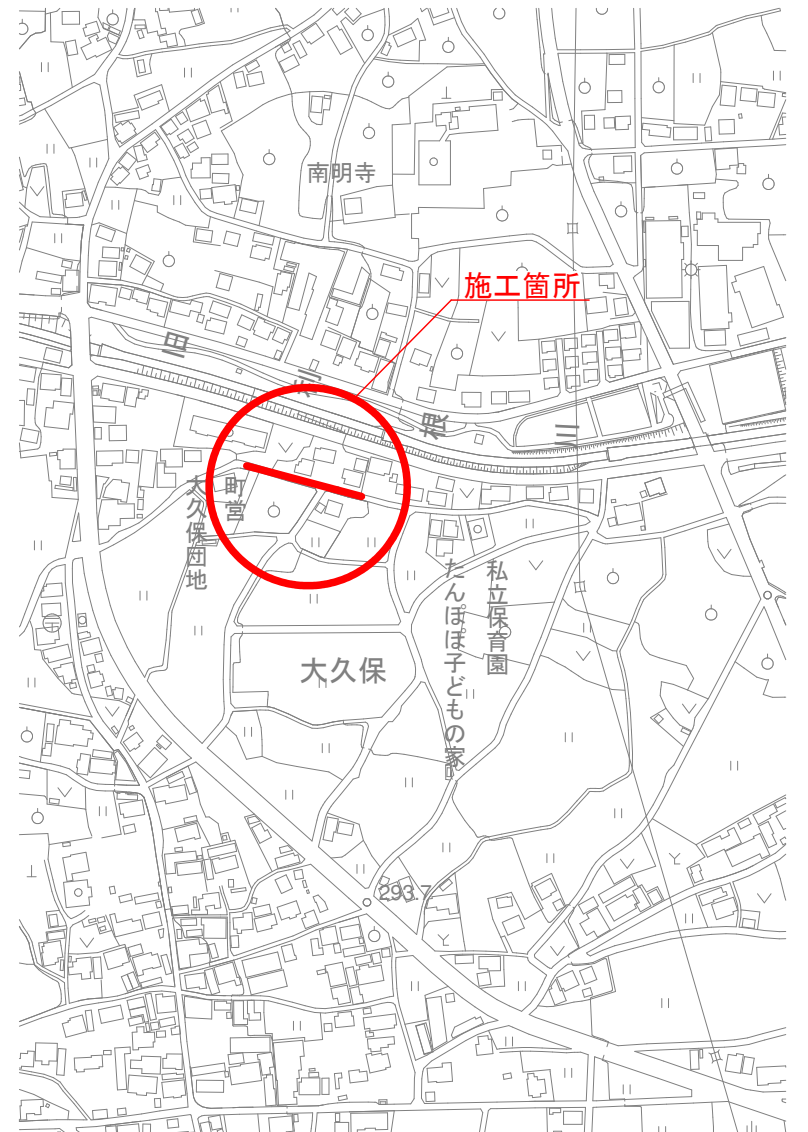


|     |                                  |  |  |  |  |  |  |        |     |   |
|-----|----------------------------------|--|--|--|--|--|--|--------|-----|---|
| 工事名 | 農道北田桑原線下水道工事に伴う配水管布設替工事<br>(2工区) |  |  |  |  |  |  |        |     |   |
| 図 名 | 配水管平面図, 横断面図                     |  |  |  |  |  |  |        |     |   |
| 縮 尺 | 図示                               |  |  |  |  |  |  |        |     |   |
| 事業主 | 富士川町役場上下水道課                      |  |  |  |  |  |  | 図<br>番 | No. | 1 |
|     |                                  |  |  |  |  |  |  | 計      |     | 7 |

配管詳細図 S=Free

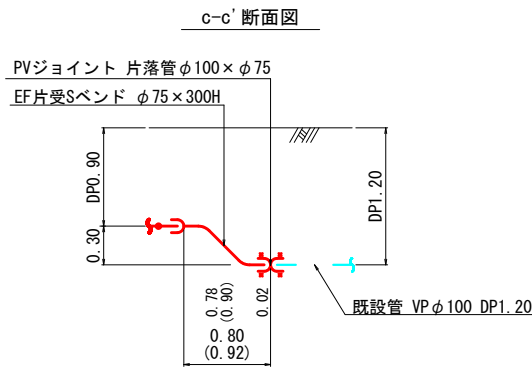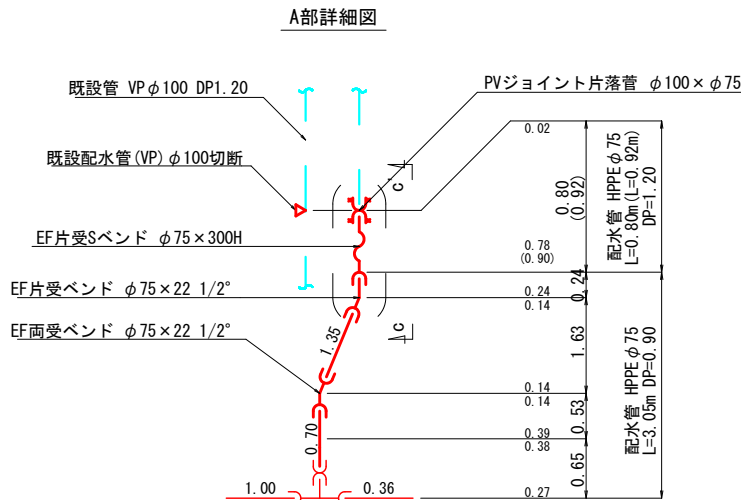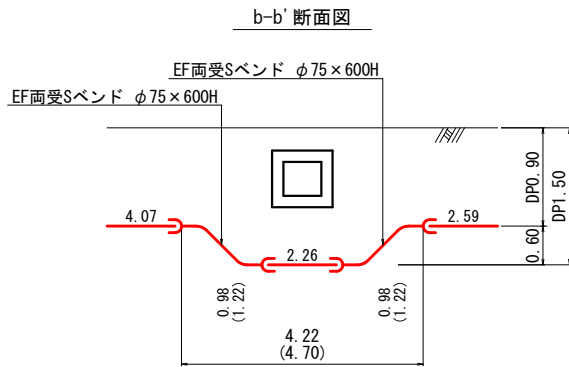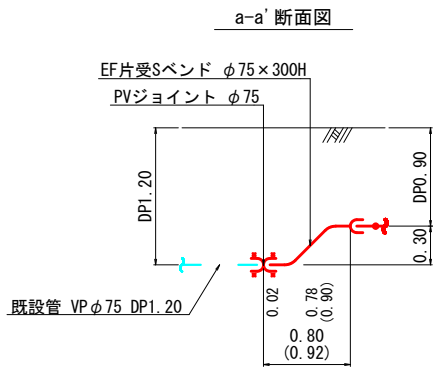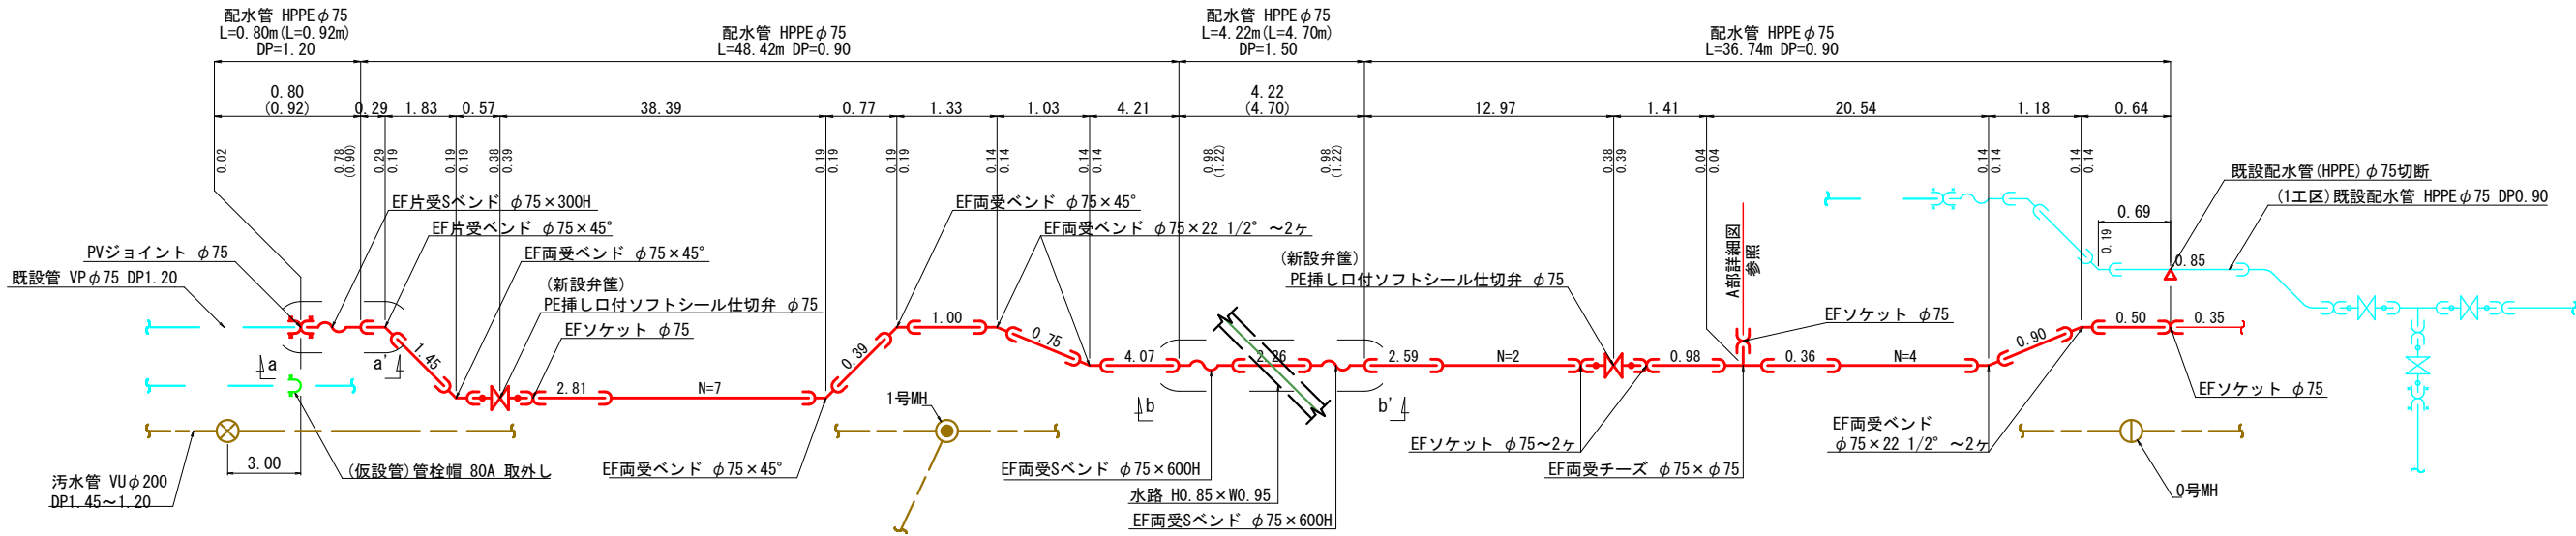


|     |                               |  |  |  |  |       |
|-----|-------------------------------|--|--|--|--|-------|
| 工事名 | 農道北田桑原線下水道工事に伴う配水管布設替工事 (2工区) |  |  |  |  |       |
| 図名  | 配管詳細図                         |  |  |  |  |       |
| 縮尺  | 図示                            |  |  |  |  |       |
| 事業主 | 富士川町役場上下水道課                   |  |  |  |  | 図番    |
|     |                               |  |  |  |  | No. 2 |
|     |                               |  |  |  |  | 計 7   |


仮設管平面図 S=1/300

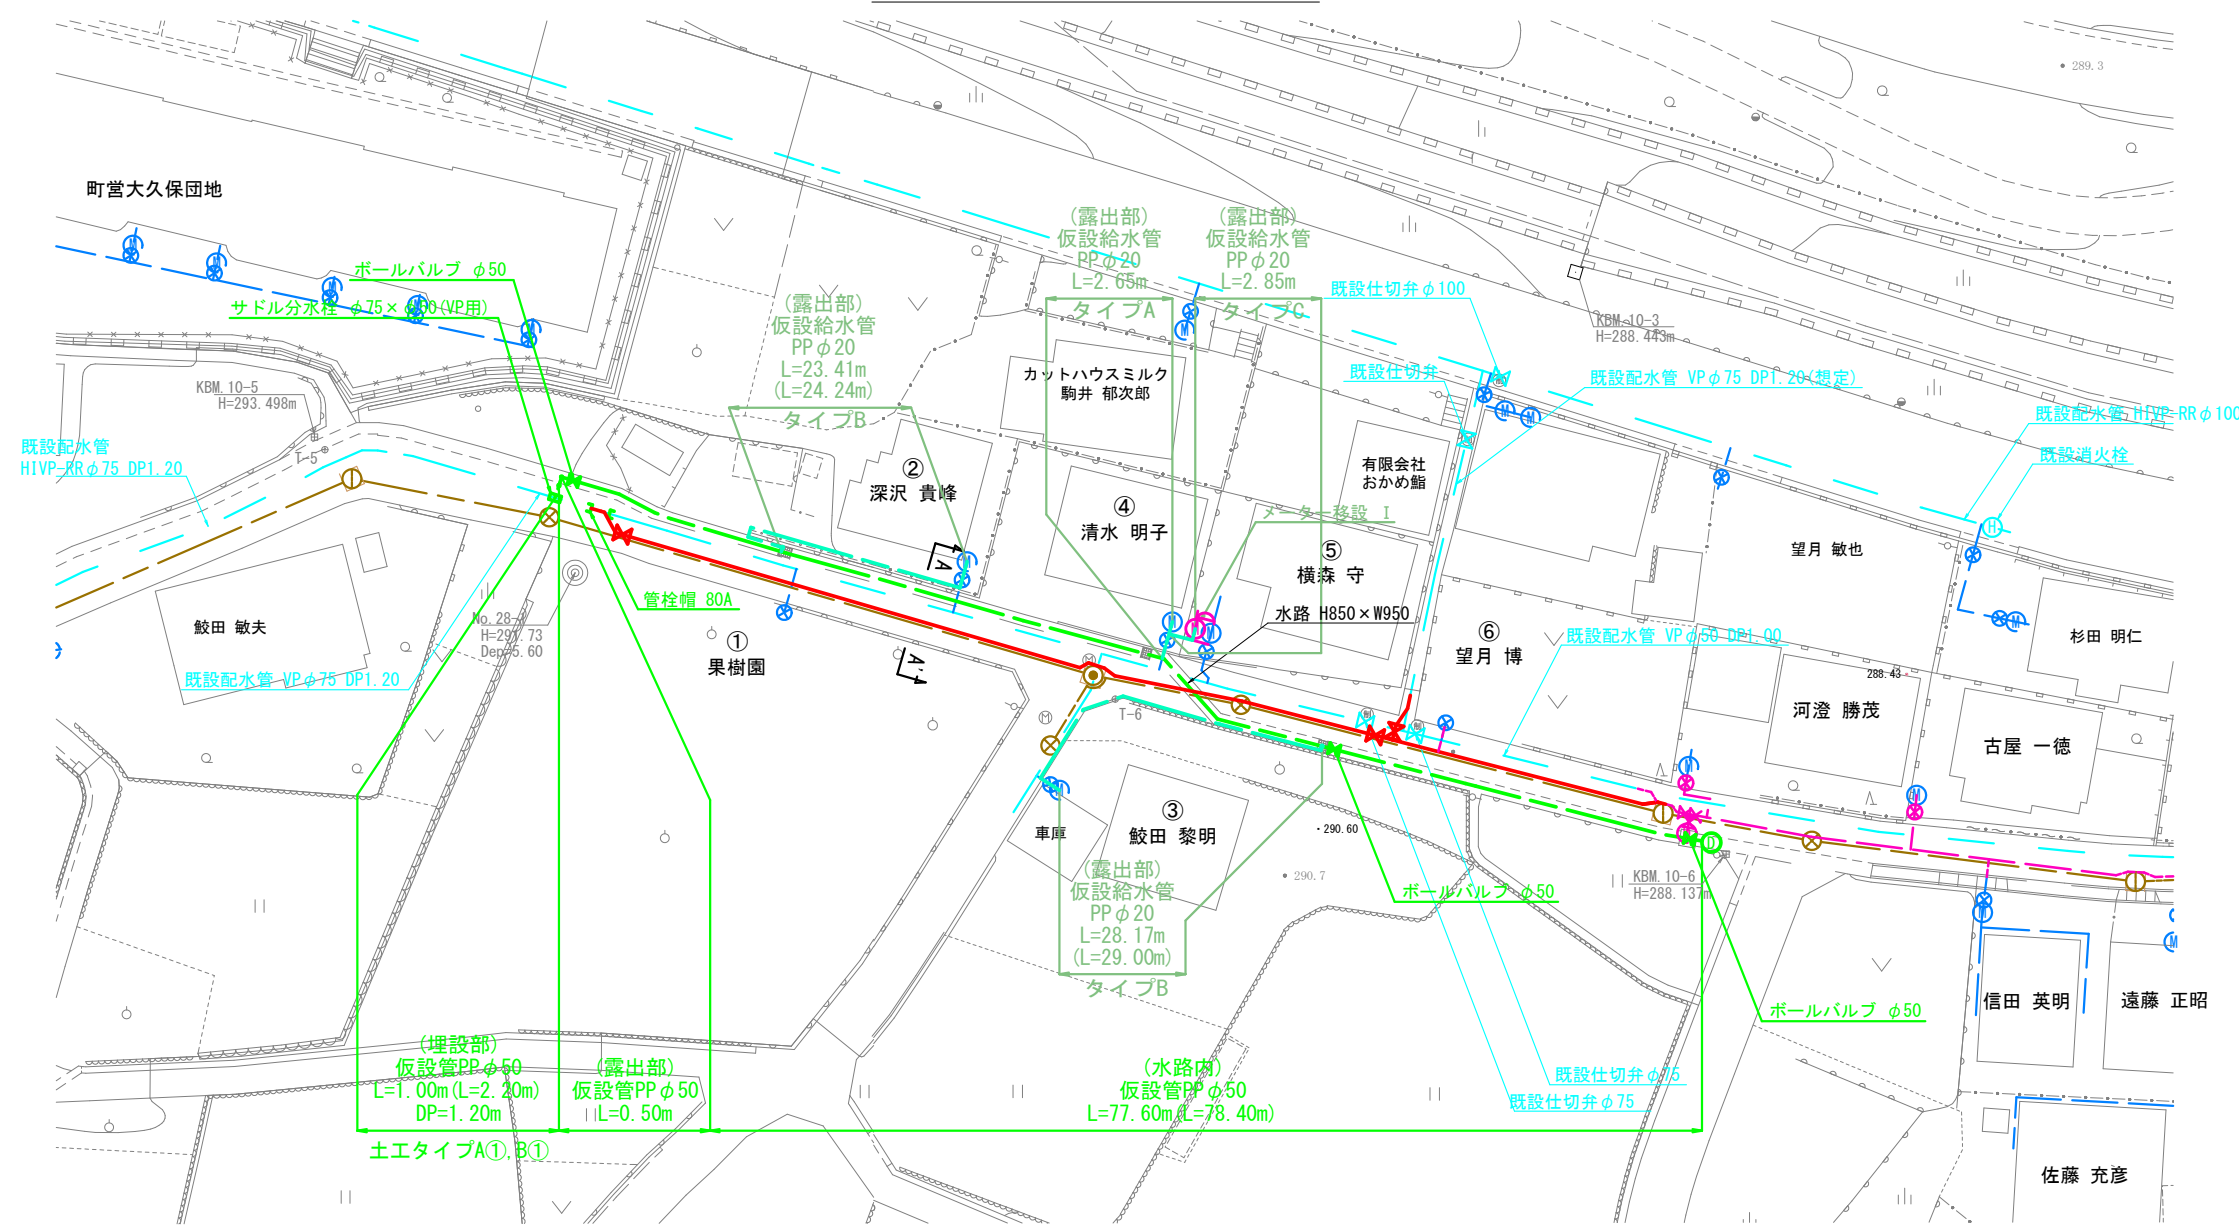

仮設給水切替標準図 S-Free

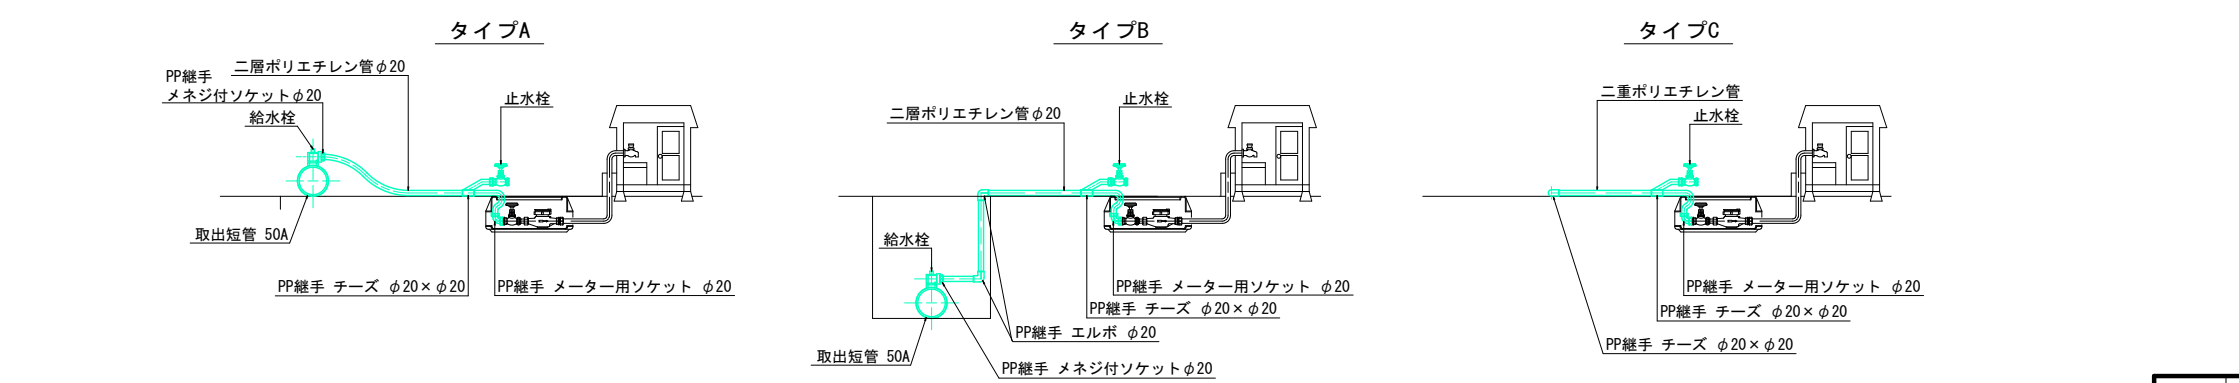


メーター移設 I  
(⑤横森宅) Co舗装

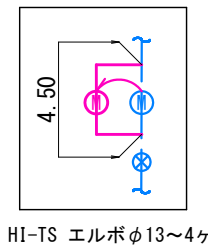

- 凡 例
- : サドル付分水栓
  - : 止水栓
  - : 消火栓
  - : 仮設管
  - : 仮設給水管
  - : 既設配水管

|     |                               |  |  |       |     |
|-----|-------------------------------|--|--|-------|-----|
| 工事名 | 農道北田桑原線下水道工事に伴う配水管布設替工事 (2工区) |  |  |       |     |
| 図 名 | 仮設管平面図, 仮設給水切替標準図             |  |  |       |     |
| 縮 尺 | 図示                            |  |  |       |     |
| 事業主 | 富士川町役場上下水道課                   |  |  |       | 図 番 |
|     |                               |  |  | No. 3 | 計 7 |

仮設管詳細図 S=Free

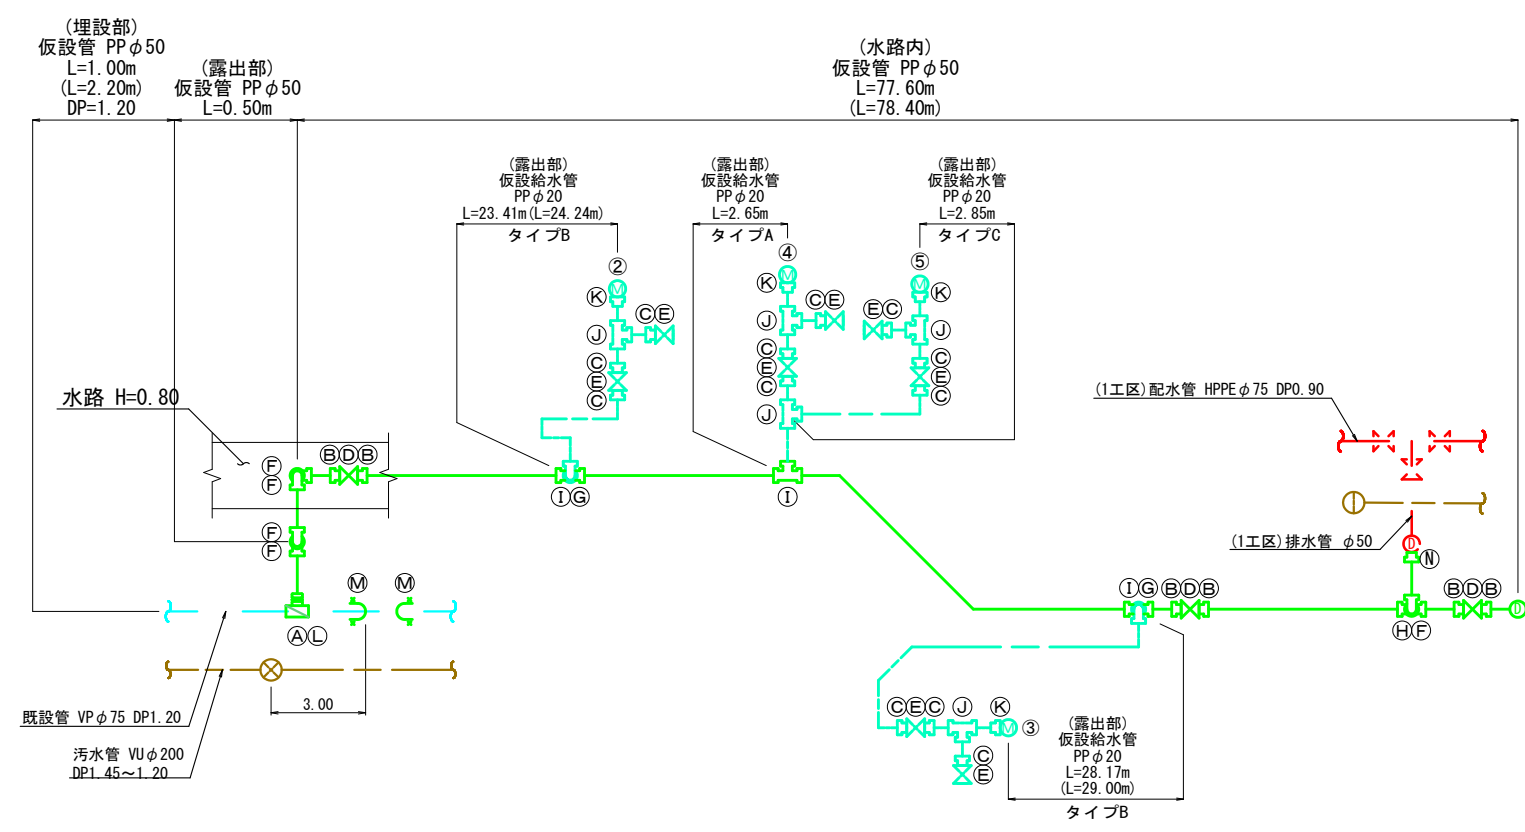


仮設管 材料・数量表

| 記号  | 材 料 名                               | 数量 |
|-----|-------------------------------------|----|
| (A) | サドル分水栓 φ75×φ50 (VP用)                | 1  |
| (B) | PP用分止水栓用ソケット (伸縮可とう離脱防止継手) φ50      | 6  |
| (C) | PP用分止水栓用ソケット (伸縮可とう離脱防止継手) φ20      | 12 |
| (D) | ボール式乙止水栓 φ50                        | 3  |
| (E) | ボール式乙止水栓 φ20                        | 8  |
| (F) | PP用 エルボ (伸縮可とう離脱防止継手) φ50×90°       | 5  |
| (G) | PP用 エルボ (伸縮可とう離脱防止継手) φ20×90°       | 2  |
| (H) | PP用 チーズ (伸縮可とう離脱防止継手) φ50×φ50       | 1  |
| (I) | PP用 チーズ (伸縮可とう離脱防止継手) φ50×φ20       | 3  |
| (J) | PP用 チーズ (伸縮可とう離脱防止継手) φ20×φ20       | 5  |
| (K) | PP用 メーター用ソケット (伸縮可とう離脱防止継手) φ20×φ13 | 4  |
| (L) | 閉栓プラグ φ50                           | 1  |
| (M) | 管栓帽 φ75 VP用                         | 2  |
| (N) | PP異形ソケット PP×VP φ50                  | 1  |

|     |                                  |  |  |  |        |              |
|-----|----------------------------------|--|--|--|--------|--------------|
| 工事名 | 農道北田桑原線下水道工事に伴う配水管布設替工事<br>(2工区) |  |  |  |        |              |
| 図 名 | 仮設管詳細図                           |  |  |  |        |              |
| 縮 尺 | 図示                               |  |  |  |        |              |
| 事業主 | 富士川町役場上下水道課                      |  |  |  | 図<br>番 | No. 4<br>計 7 |

給水管平面図 S=1/300


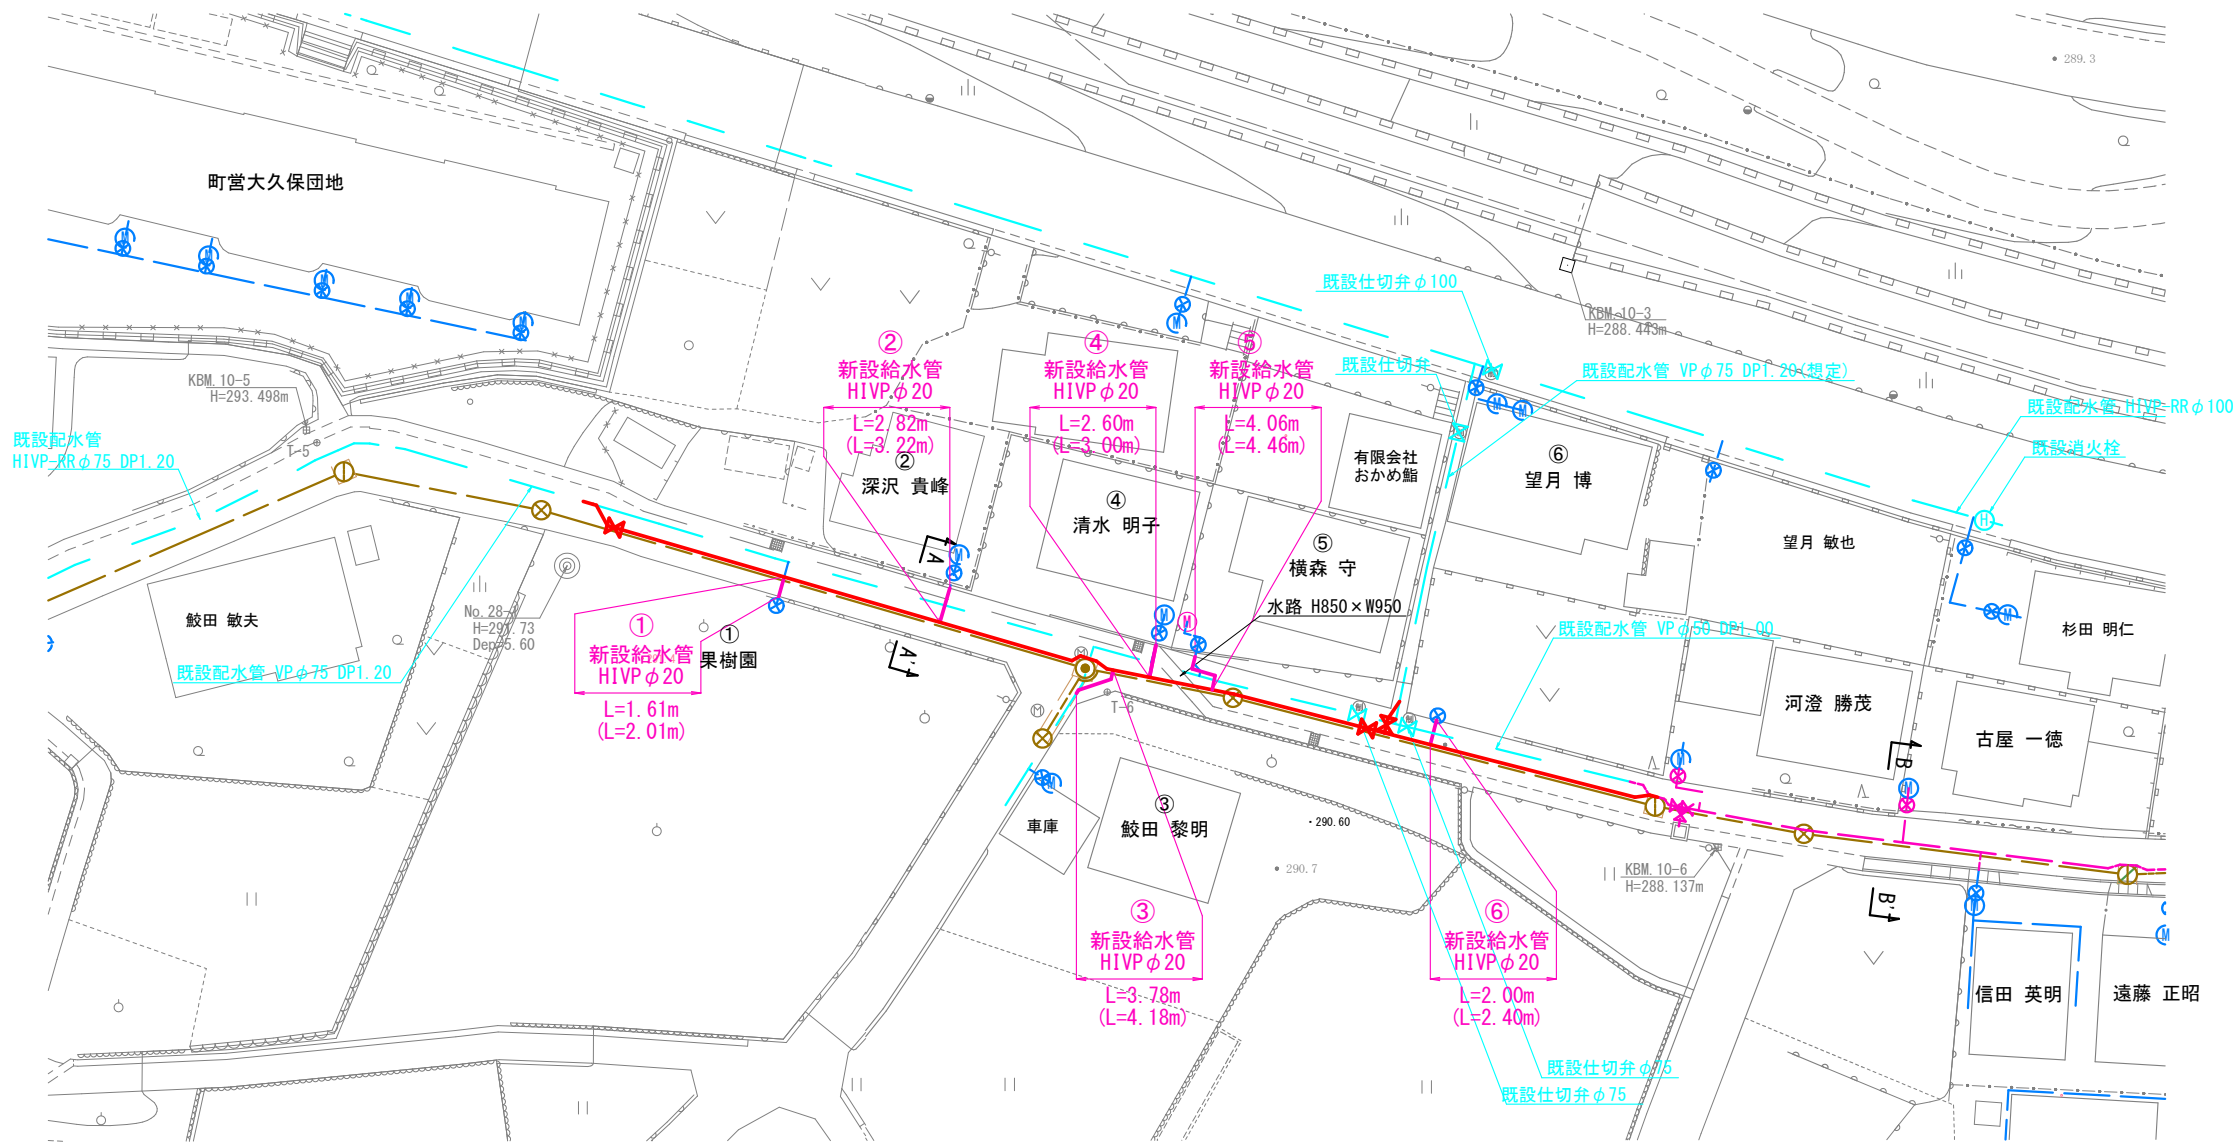


給水管土工定規図 S=1/20

給水管取出し標準図 S=Free

給水取出表


| 番号 | 宅名   | 本管管種<br>口径 | 取出管種<br>口径 | サドル分水栓             | フレキシブル<br>継手 (F-M)<br>600L | ロクロ継手  | HIVP<br>ソケット | HIVP<br>エルボ | HIVP<br>45° エルボ | 道路内        |              | 備考       |
|----|------|------------|------------|--------------------|----------------------------|--------|--------------|-------------|-----------------|------------|--------------|----------|
|    |      |            |            |                    |                            |        |              |             |                 | L1 (m)     | 立上り<br>H (m) |          |
| ①  | 果樹園  | HPPE φ75   | HIVP φ20   | (HPPE用) φ75×φ20    | φ20                        | φ20×1  | φ20×2        | φ20×2       |                 | 1.60       | 0.40         | As 道路内接続 |
| ②  | 深沢貴峰 | HPPE φ75   | HIVP φ20   | (HPPE用) φ75×φ20    | φ20                        | φ20×1  | φ20×2        | φ20×2       |                 | 2.80       | 0.40         | As 道路内接続 |
| ③  | 鯨田黎明 | HPPE φ75   | HIVP φ20   | (HPPE用) φ75×φ20    | φ20                        | φ20×1  | φ20×2        | φ20×2       | φ20×2           | 3.80       | 0.40         | As 道路内接続 |
| ④  | 清水明子 | HPPE φ75   | HIVP φ20   | (HPPE用) φ75×φ20    | φ20                        | φ20×1  | φ20×2        | φ20×2       |                 | 2.60       | 0.40         | As 道路内接続 |
| ⑤  | 横森守  | HPPE φ75   | HIVP φ20   | (HPPE用) φ75×φ20    | φ20                        | φ20×1  | φ20×2        | φ20×4       |                 | 4.10       | 0.40         | As 道路内接続 |
| ⑥  | 望月博  | HPPE φ75   | HIVP φ20   | (HPPE用) φ75×φ20    | φ20                        | φ20×1  | φ20×2        | φ20×2       |                 | 2.00       | 0.40         | As 道路内接続 |
|    |      |            |            | 合計                 | 合計                         | 合計     | 合計           | 合計          | 合計              | 合計         | 合計           |          |
|    |      |            |            | (HPPE用) φ75×φ20 6基 | φ20 6ヶ                     | φ20 6ヶ | φ20 12ヶ      | φ20 14ヶ     | φ20 2ヶ          | φ20 16.90m | φ20 2.40m    |          |

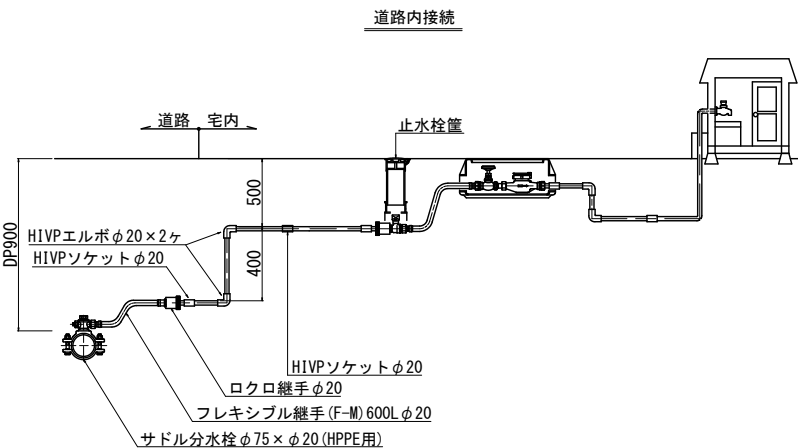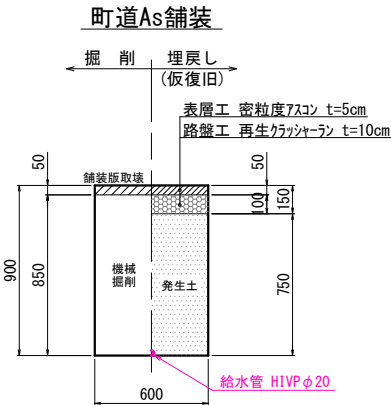

- 凡例
- : 新設給水管
  - : 既設給水管
  - : 既設配水管
  - : 汚水管
  - ⊗: 既設仕切弁
  - ⊙: 0号マンホール
  - ⊕: 1号マンホール
  - ⊗: 小型マンホール

|     |                               |  |  |  |                    |
|-----|-------------------------------|--|--|--|--------------------|
| 工事名 | 農道北田桑原線下水道工事に伴う配水管布設替工事 (2工区) |  |  |  |                    |
| 図名  | 給水管平面図<br>給水管土工定規図, 給水管取出し標準図 |  |  |  |                    |
| 縮尺  | 図示                            |  |  |  |                    |
| 事業主 | 富士川町役場上下水道課                   |  |  |  | 図番<br>No. 5<br>計 7 |


土エタイプ図 S=1/300

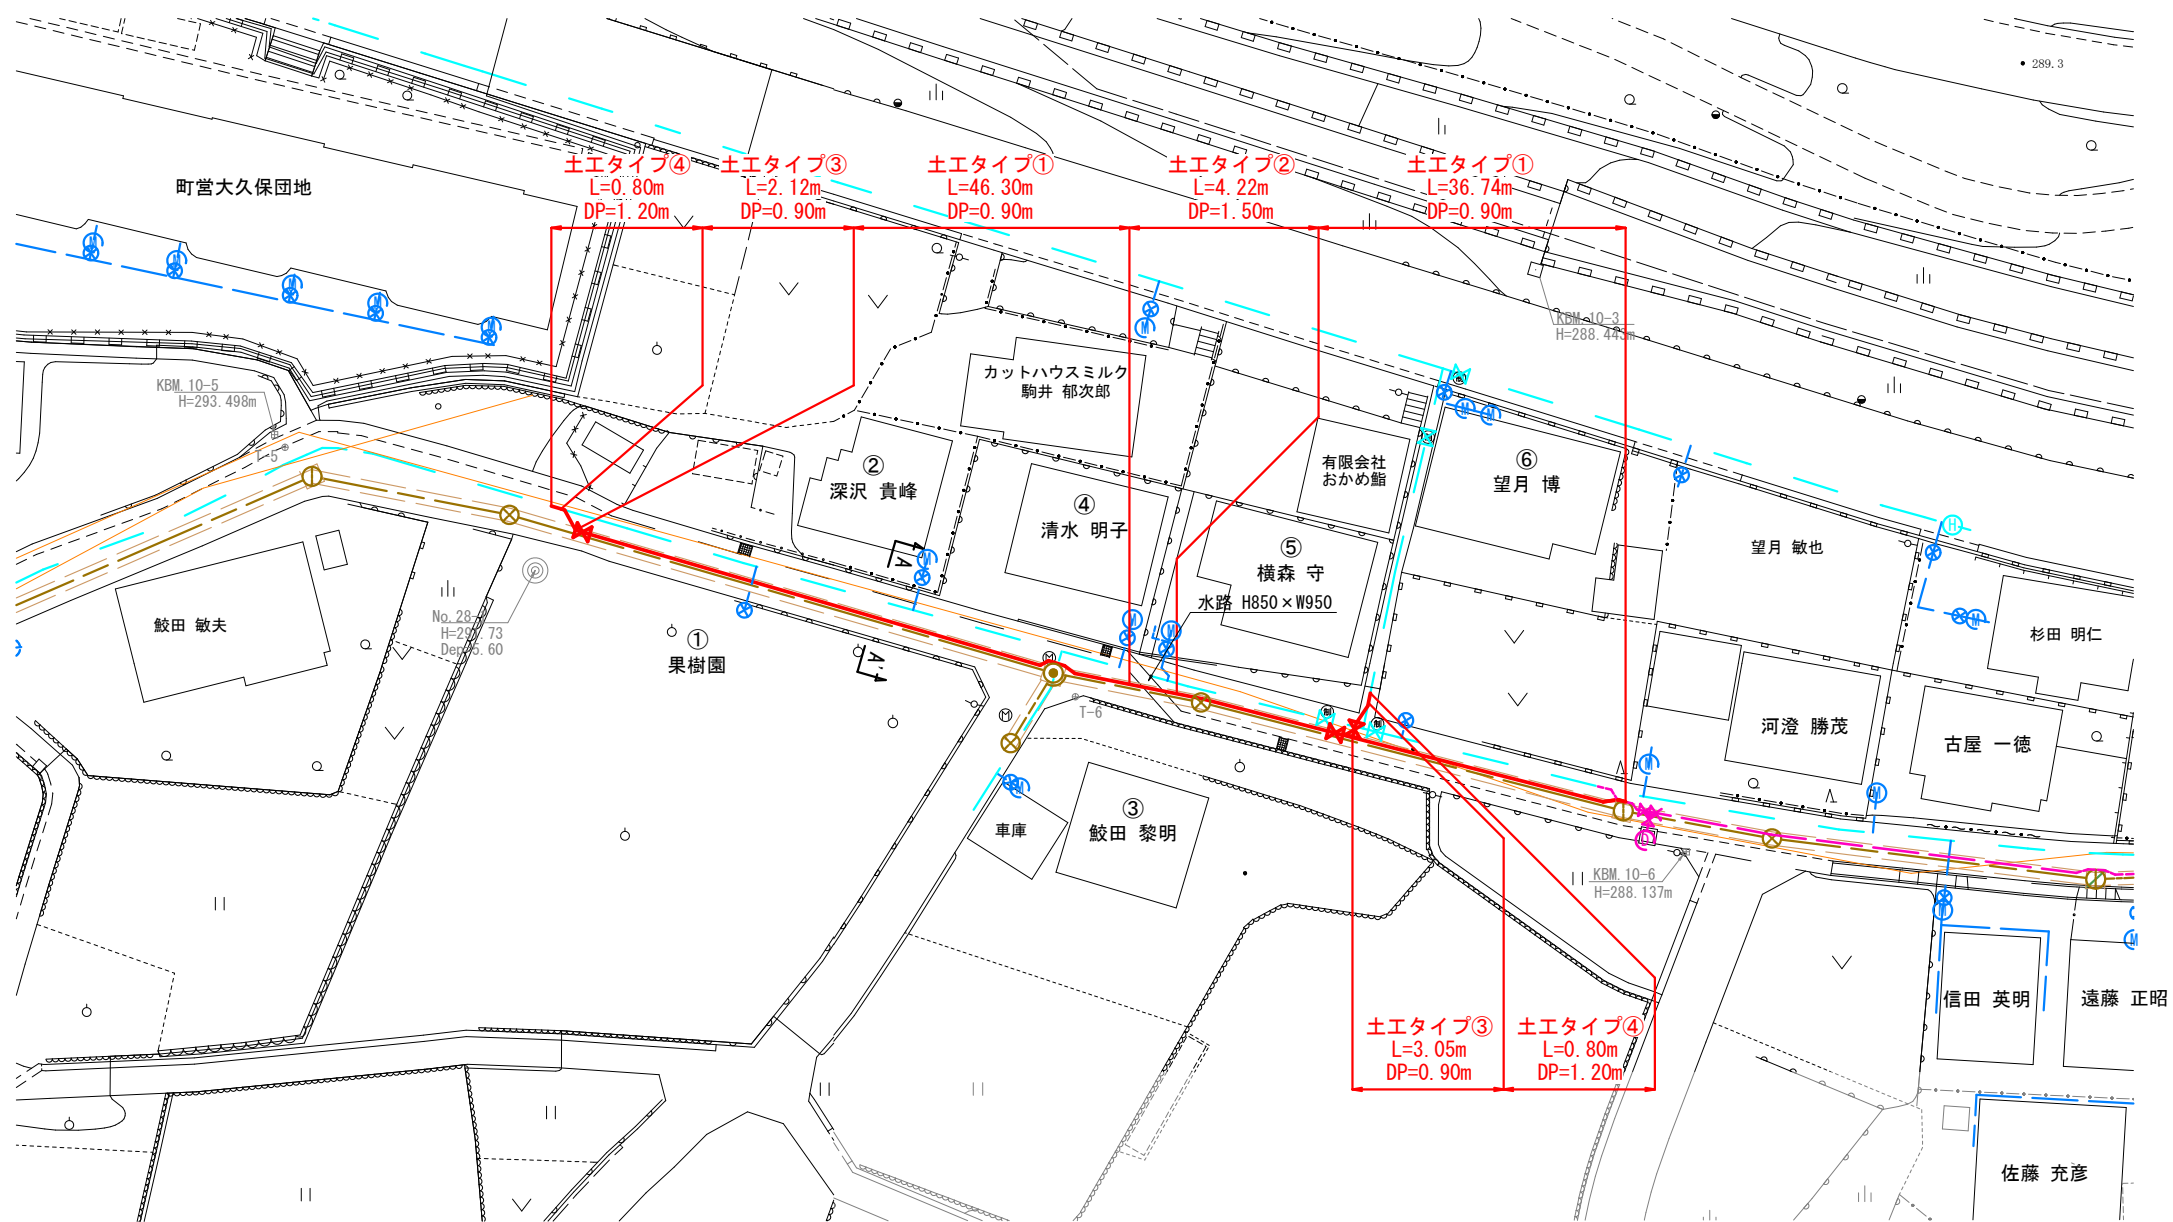

- 凡 例
- 新設配水管 (Red dashed line)
  - 既設配水管 (Blue dashed line)
  - 既設給水管 (Blue solid line)
  - 汚水管 (Orange solid line)
  - 新設仕切弁 (Pink X symbol)
  - 既設仕切弁 (Blue X symbol)
  - 0号マンホール (Yellow circle with 0)
  - 1号マンホール (Yellow circle with 1)
  - 小型マンホール (Yellow circle with X)


|     |                               |  |  |  |       |
|-----|-------------------------------|--|--|--|-------|
| 工事名 | 農道北田桑原線下水道工事に伴う配水管布設替工事 (2工区) |  |  |  |       |
| 図 名 | 土エタイプ図                        |  |  |  |       |
| 縮 尺 | 図示                            |  |  |  |       |
| 事業主 | 富士川町役場上下水道課                   |  |  |  | 図 番   |
|     |                               |  |  |  | No. 6 |
|     |                               |  |  |  | 計 7   |

町道下水掘削幅内

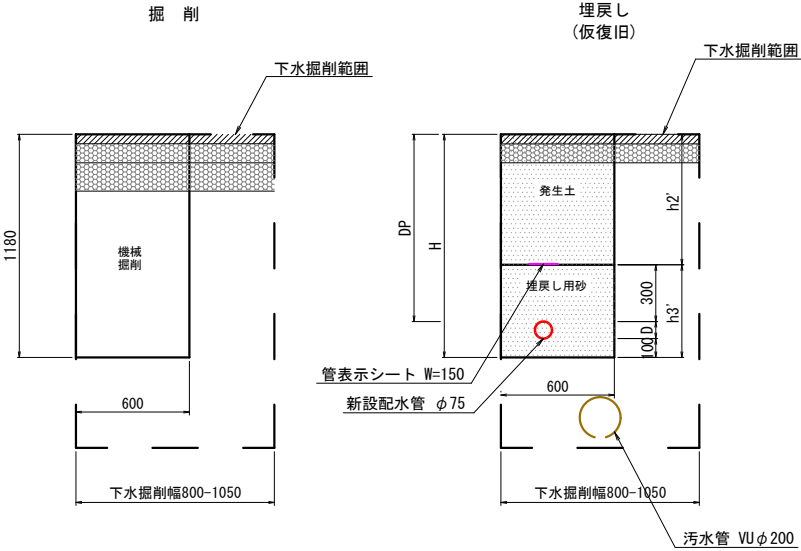


| タイプ | 管種   | 口径 (D)   | DP   | H    | h2'  | h3' | 土留め工 |
|-----|------|----------|------|------|------|-----|------|
| ①   | HPPE | φ75 (90) | 900  | 1090 | 600  | 490 | 無    |
| ②   | HPPE | φ75 (90) | 1500 | 1690 | 1200 | 490 | 有    |

町道As舗装道

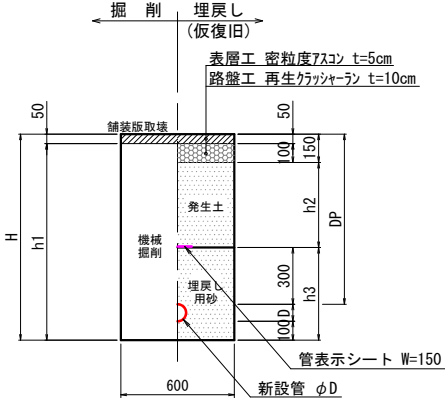


| タイプ | 管種   | 口径 (D)   | DP   | H    | h1   | h2  | h3  | 土留め工 |
|-----|------|----------|------|------|------|-----|-----|------|
| ③   | HPPE | φ75 (90) | 900  | 1090 | 1040 | 450 | 490 | 無    |
| ④   | HPPE | φ75 (90) | 1200 | 1390 | 1340 | 750 | 490 | 無    |

土エタイプA  
町道As舗装道 (仮設置時)

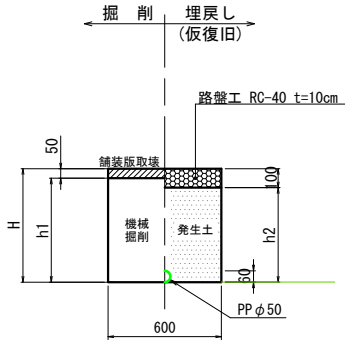


| タイプ | 管種 | 口径 (d)   | H    | h1   | h2  |
|-----|----|----------|------|------|-----|
| A①  | PP | φ50 (60) | 1200 | 1150 | 110 |
| A②  | PP | φ50 (60) | 600  | 550  | 500 |

宅内Co舗装道  
(メーター移設時)

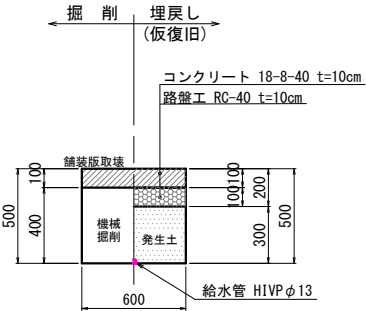

仕切弁筐設置標準図 S=1/20

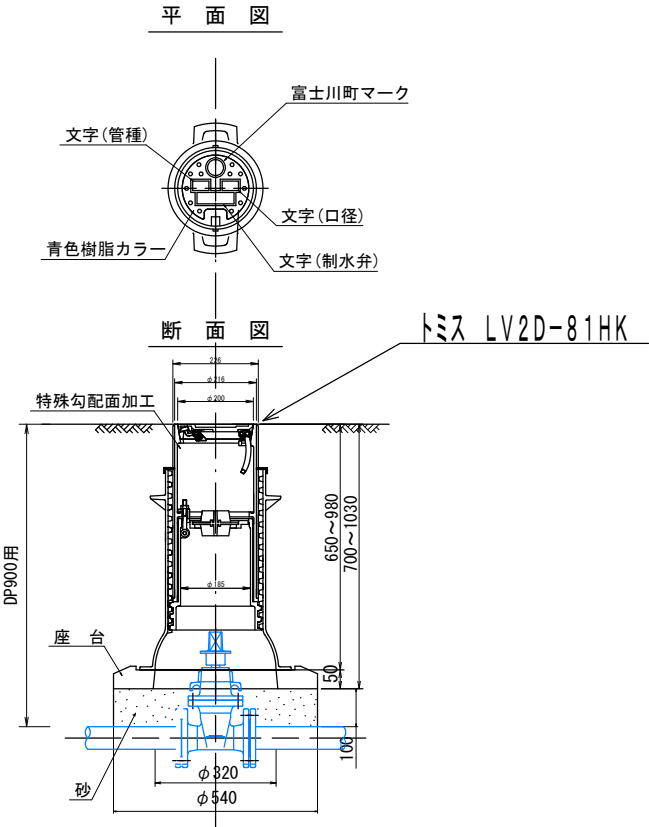

|     |                               |  |  |  |  |     |   |
|-----|-------------------------------|--|--|--|--|-----|---|
| 工事名 | 農道北田桑原線下水道工事に伴う配水管布設替工事 (2工区) |  |  |  |  |     |   |
| 図名  | 土工定規図 仕切弁筐設置標準図               |  |  |  |  |     |   |
| 縮尺  | 図示                            |  |  |  |  |     |   |
| 事業主 | 富士川町役場上下水道課                   |  |  |  |  | No. | 7 |
|     |                               |  |  |  |  | 番計  | 7 |