



緩速ろ過池平面図（鳥屋柳川配水池）

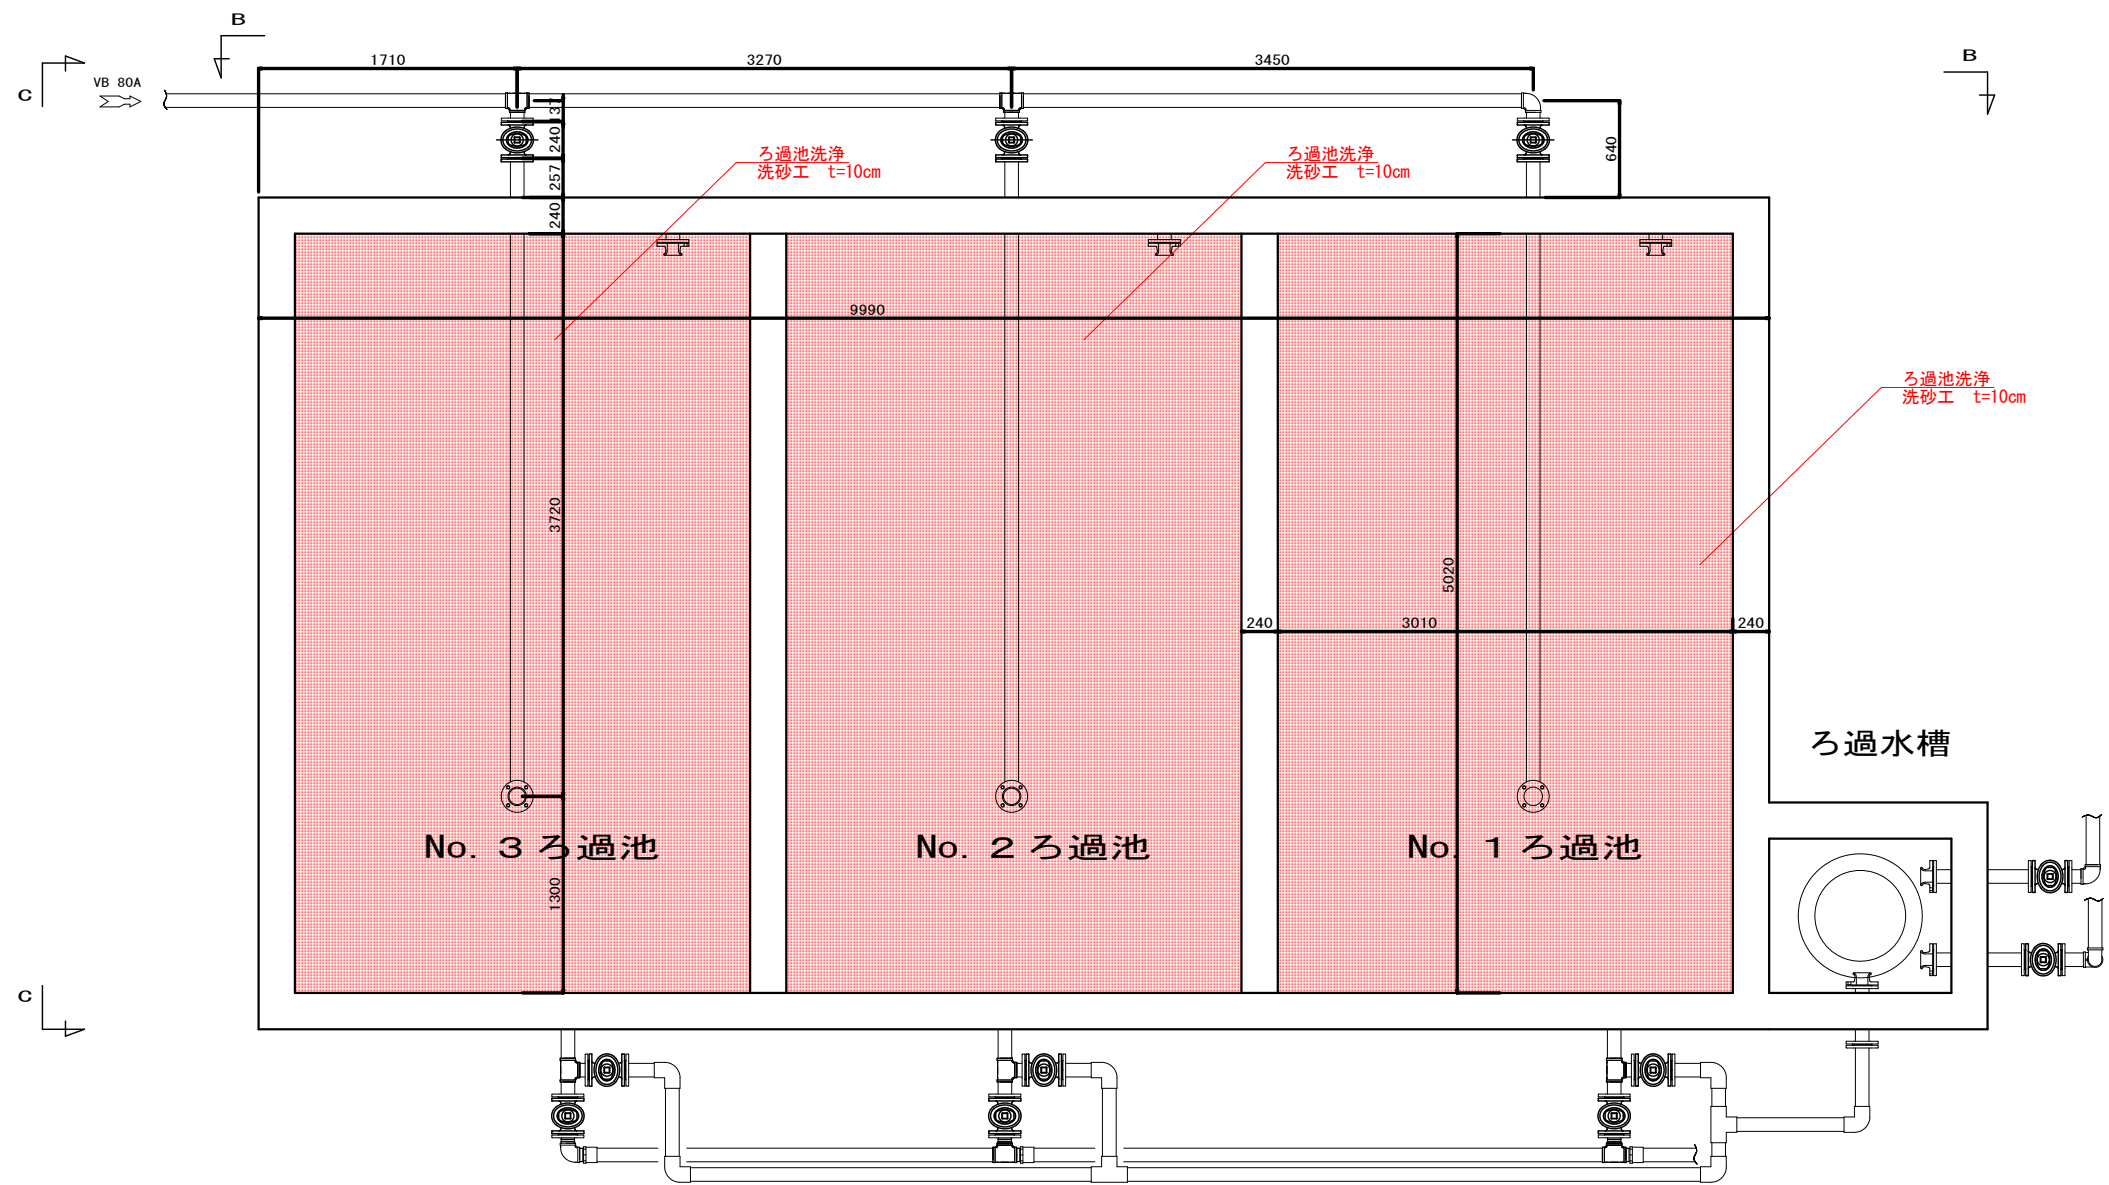


工事名	鳥屋柳川・営農飲雑用水配水池ろ過池修繕工事		
図面名	緩速ろ過池平面図（鳥屋柳川配水池）		
作成年月日			
縮尺	1/50 (A3)	図面番号	1 / 8
事業者名	富士川町		

緩速ろ過池断面図（鳥屋柳川配水池）


A-A断面図（ろ水引出管・排泥管）

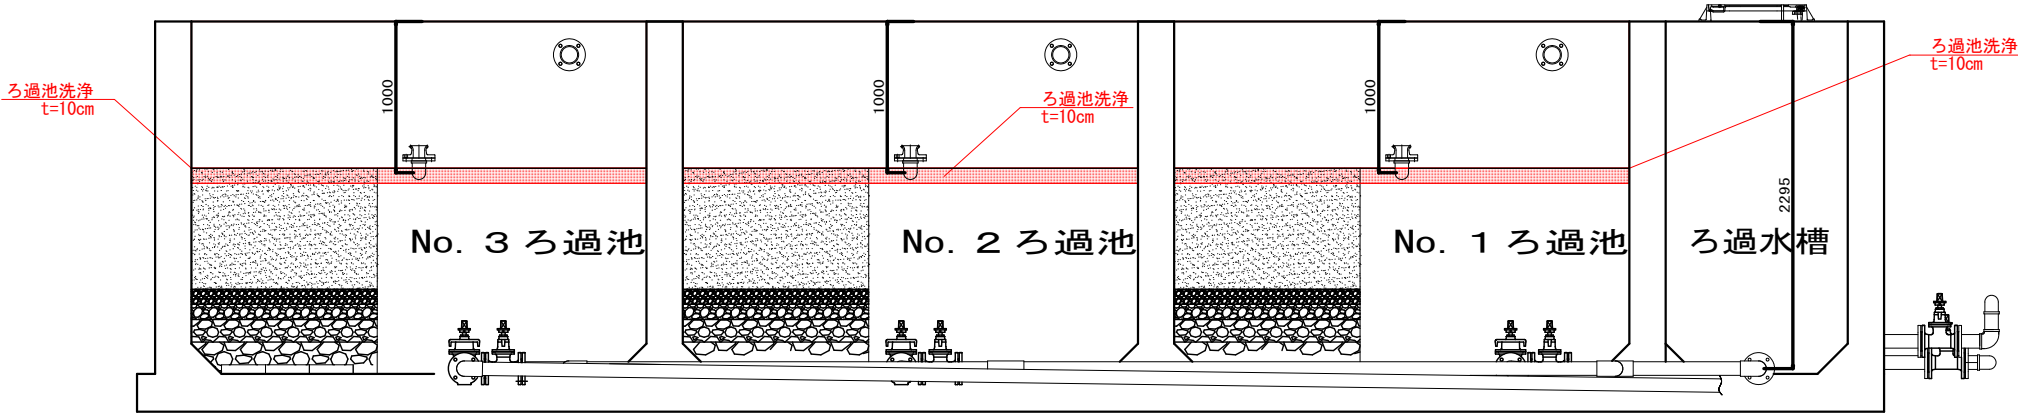

B-B断面図（原水流入管）

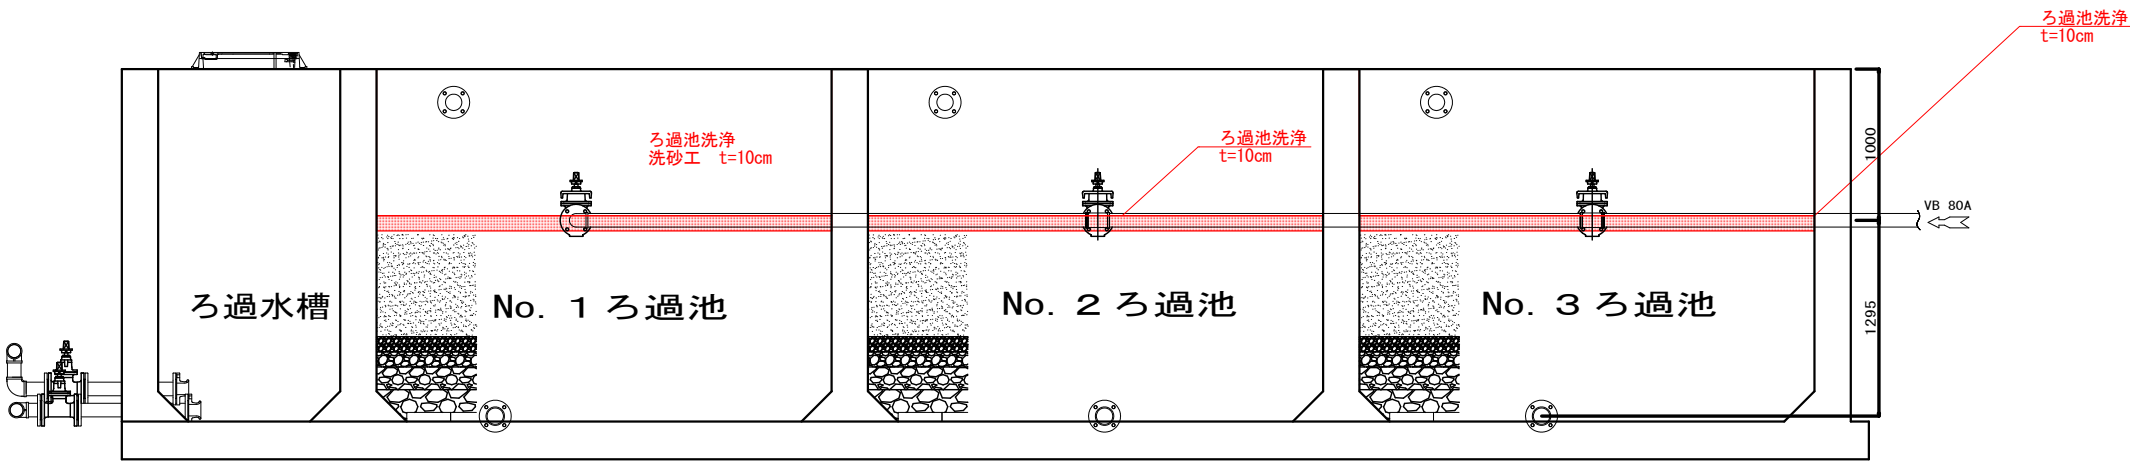


C-C断面図（原水流入管）

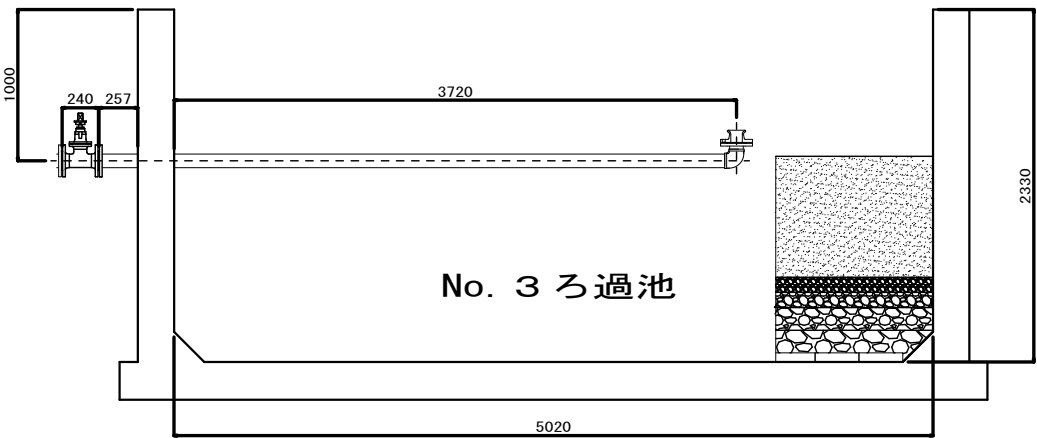

工事名	鳥屋柳川・営農飲雑用水配水池ろ過池修繕工事		
図面名	緩速ろ過池断面図（鳥屋柳川配水池）		
作成年月日			
縮尺	1/50 (A3)	図面番号	2 / 8
事業者名	富士川町		

流入配管更新平面図(鳥屋柳川配水池)

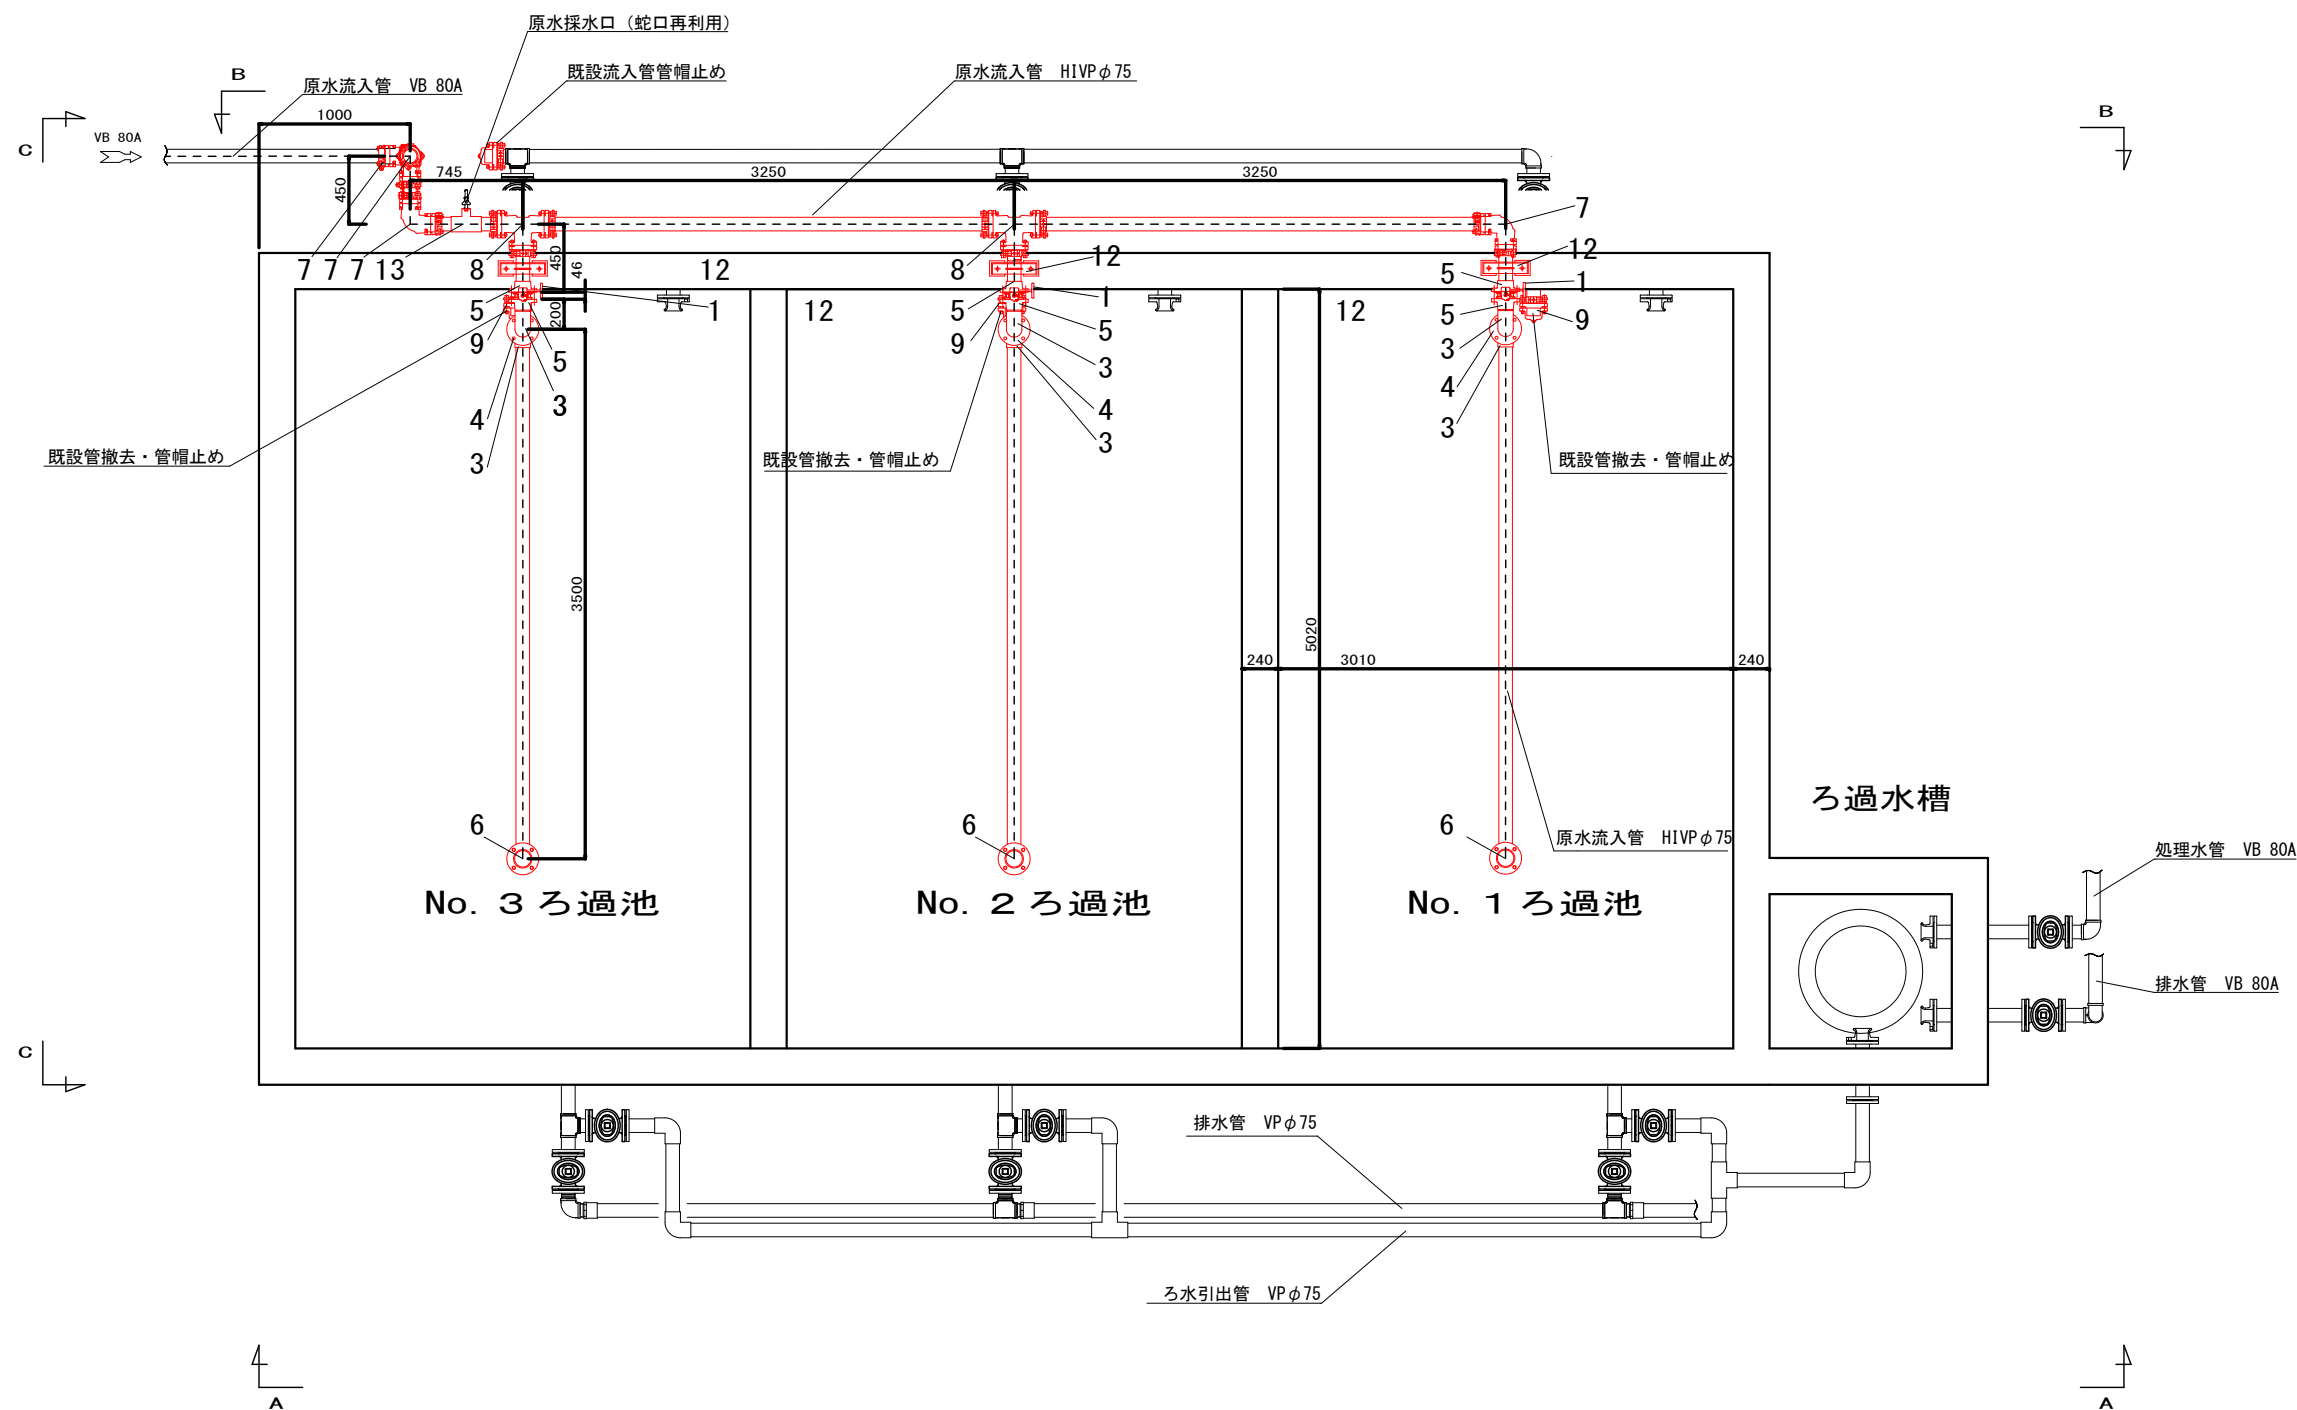


使用材料一覧表

13	マルチジョイント	φ75*16mm	1個	ソケット型
12	門型架台 (SUS)		3個	
11	フランジ接合材	80A*7.5KF	6面	
10	バタフライ弁接合材	80A*10KF	3面	
9	メカニカルキャップ	φ75	4個	
8	メカニカルチーズ	φ75*φ75	2個	
7	メカニカルバンド	φ75*90°	4個	
6	ラッパロ (HI)	φ75*7.5K	3個	
5	TSH1フランジ	φ75*10K	6個	
4	TSH1フランジ	φ75*7.5K	9個	
3	TSH1エルボ	φ75	9個	
2	水道用耐衝撃性硬質ポリ塩化ビニル管 (HIVP)	φ75	6本	延長: 23.67m
1	バタフライ弁	80A*10KF	3台	ウエハ
部番 No.	部 品 名 称 PART NAME	口 径 SIZE	個 数 Q' T Y	備 考 REMARKS


工事名	鳥屋柳川・営農飲雑用水配水池ろ過池修繕工事		
図面名	流入配管更新平面図(鳥屋柳川配水池)		
作成年月日			
縮尺	1/50 (A3)	図面番号	3 / 8
事業者名	富士川町		

流入配管更新断面図


A-A断面図（原水流入管）

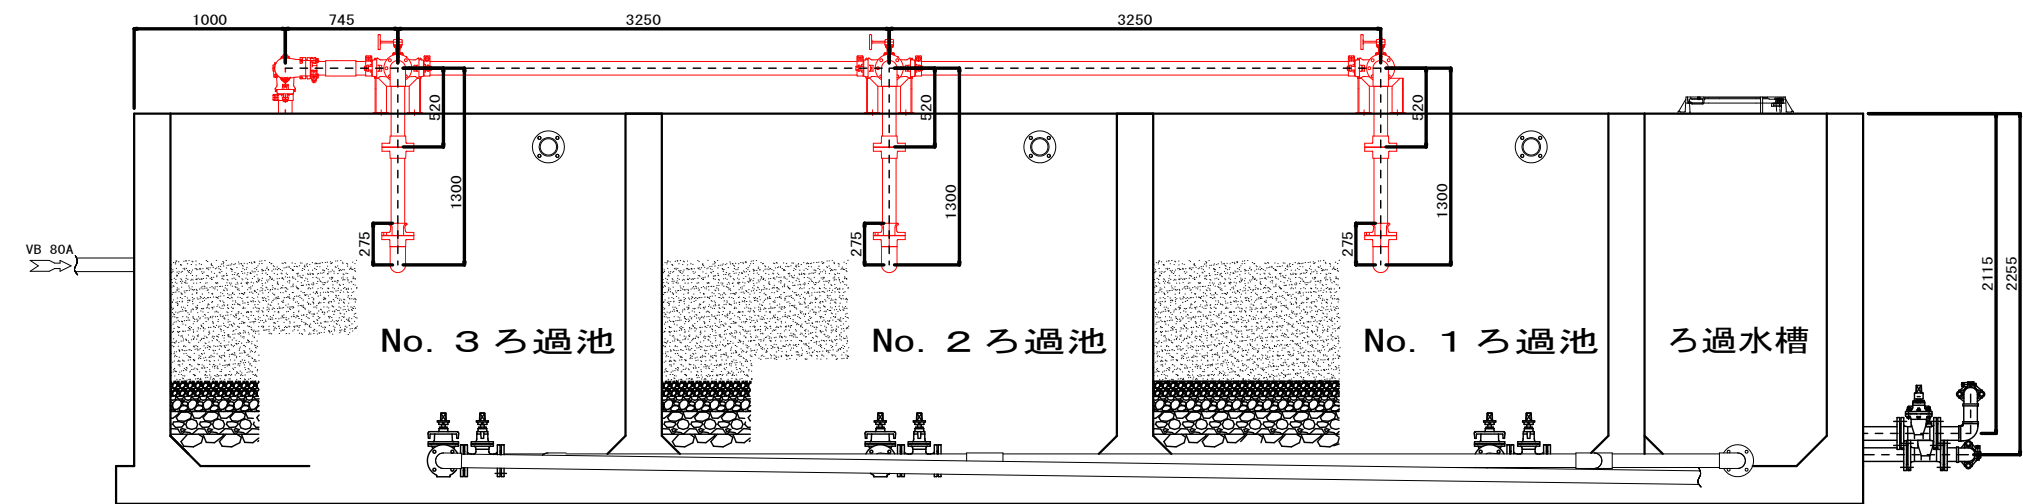

B-B断面図（原水流入管）

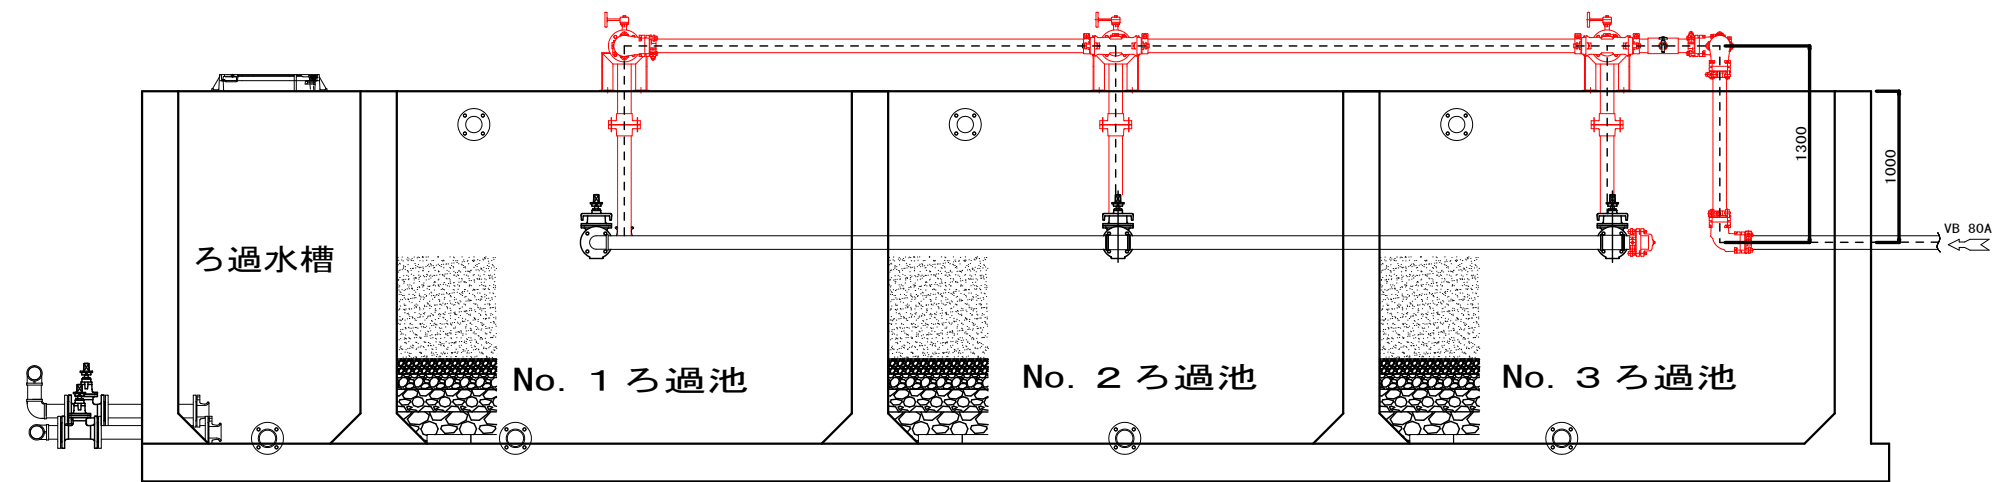


C-C断面図（原水流入管）

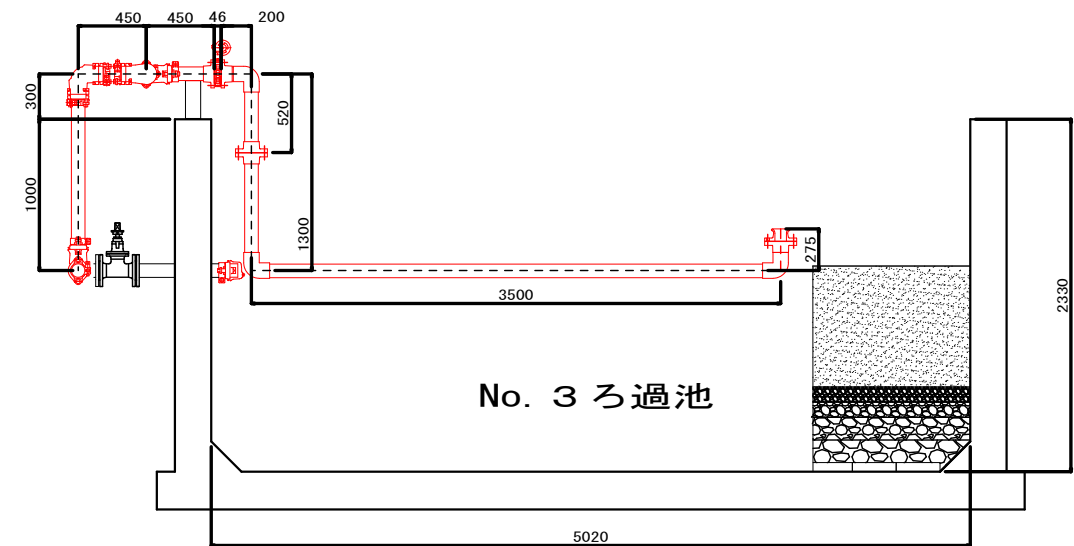




工事名	鳥屋柳川・営農飲雑用水配水池ろ過池修繕工事		
図面名	流入配管更新断面図		
作成年月日			
縮尺	1/50 (A3)	図面番号	4 / 8
事業者名	富士川町		

保温工施工範囲

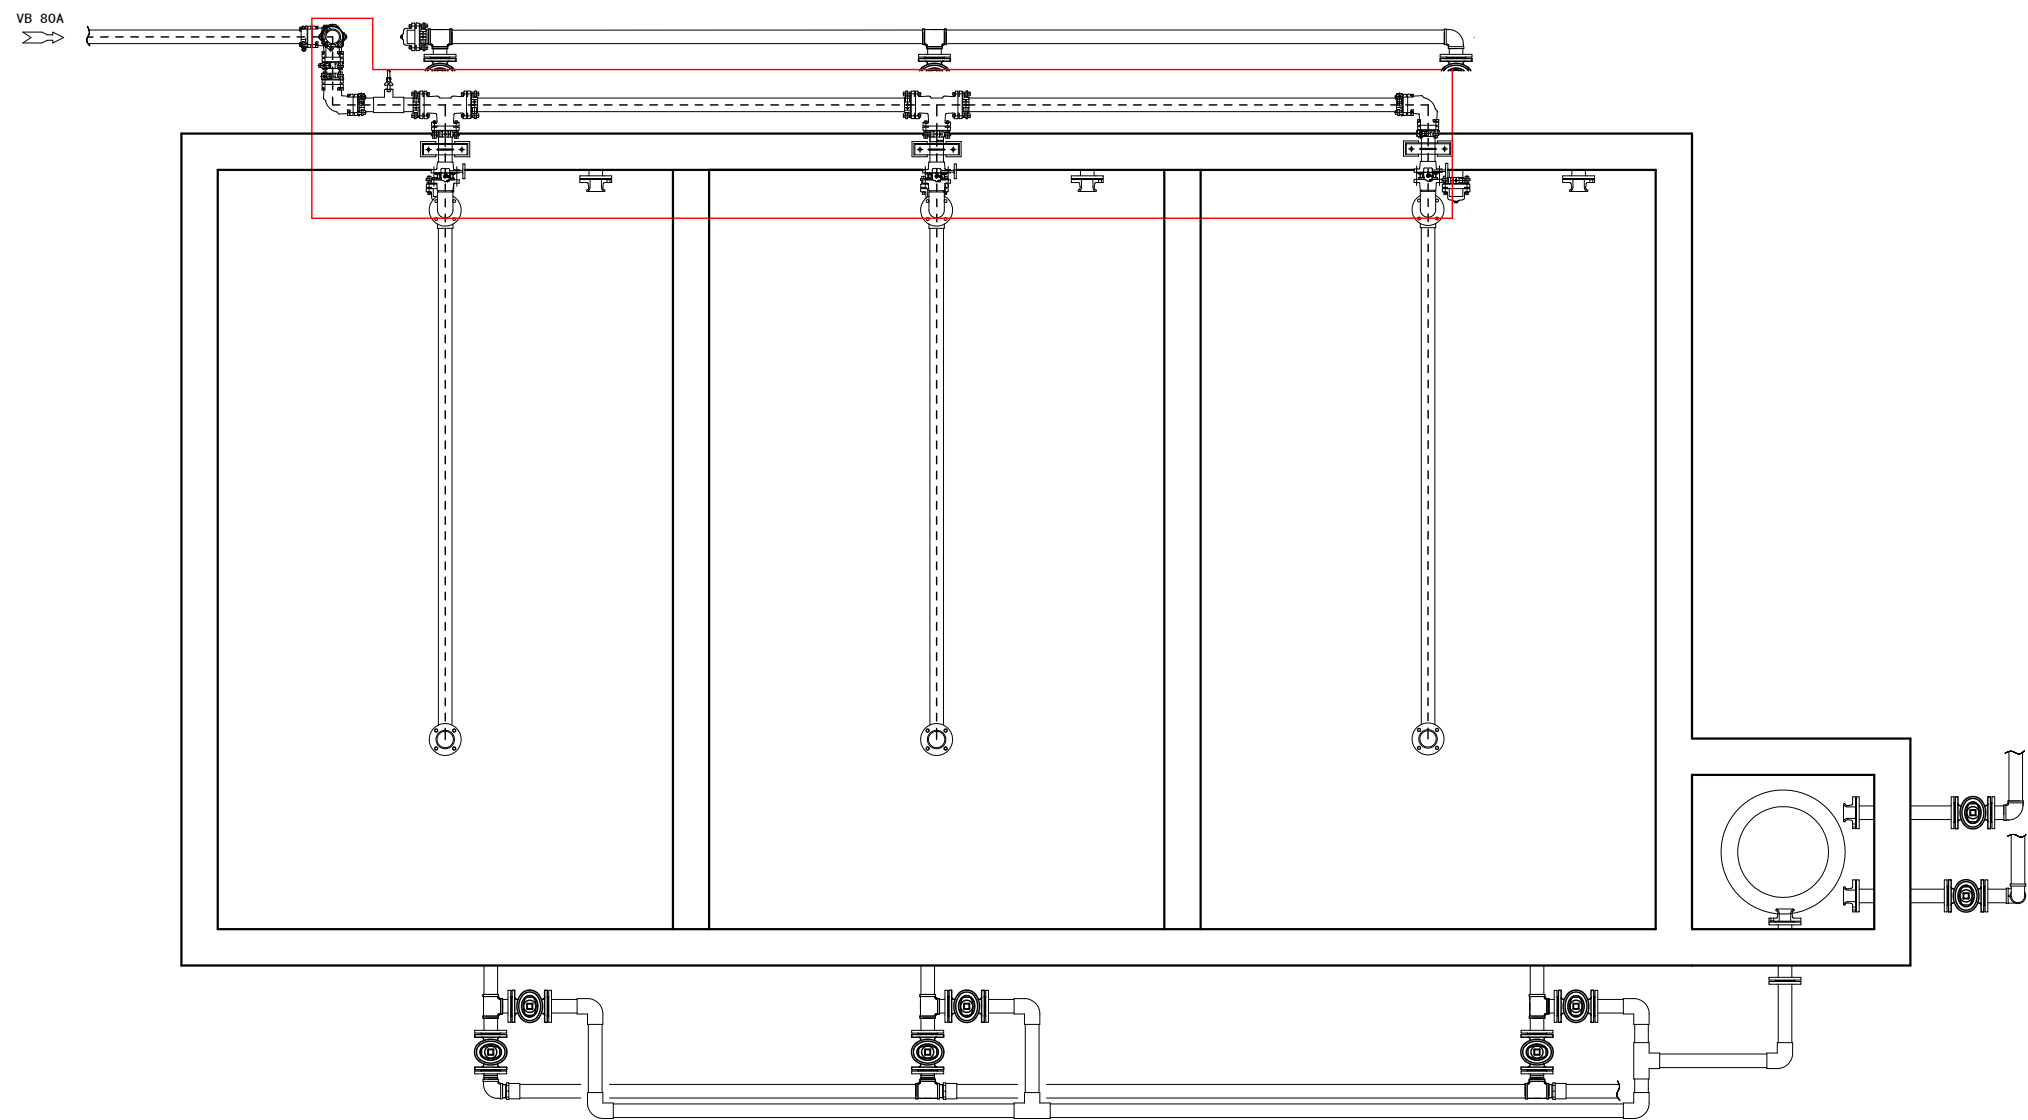

工事名	鳥屋柳川・営農飲雑用水配水池ろ過池修繕工事		
図面名	保温工施工範囲		
作成年月日			
縮尺	1/50 (A3)	図面番号	5 / 8
事業者名	富士川町		


保温工施工範断面図

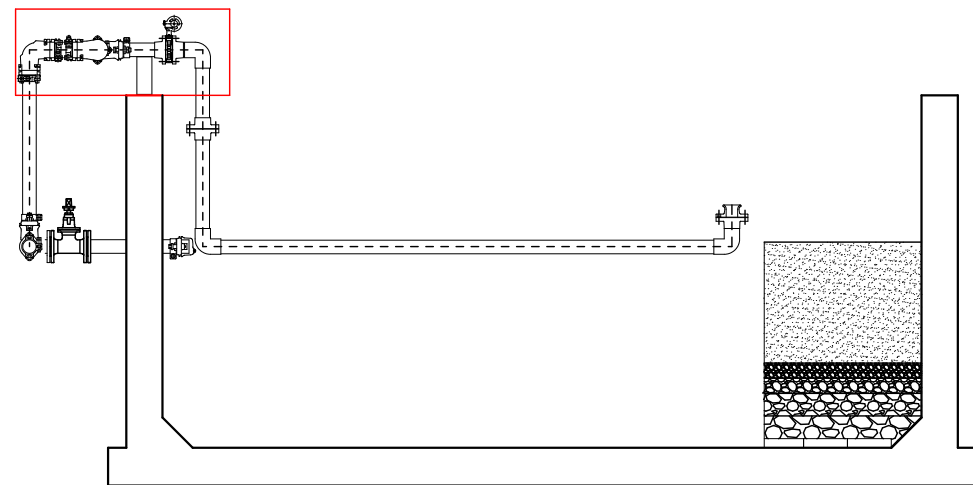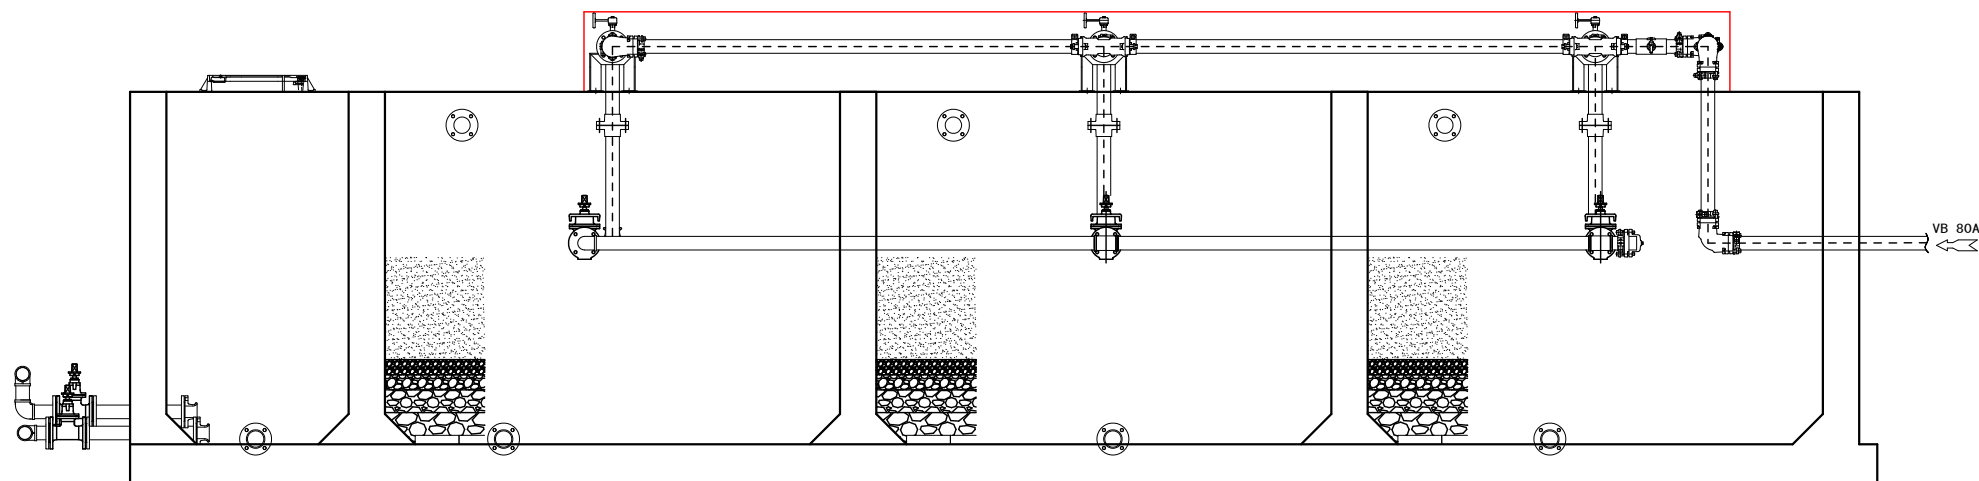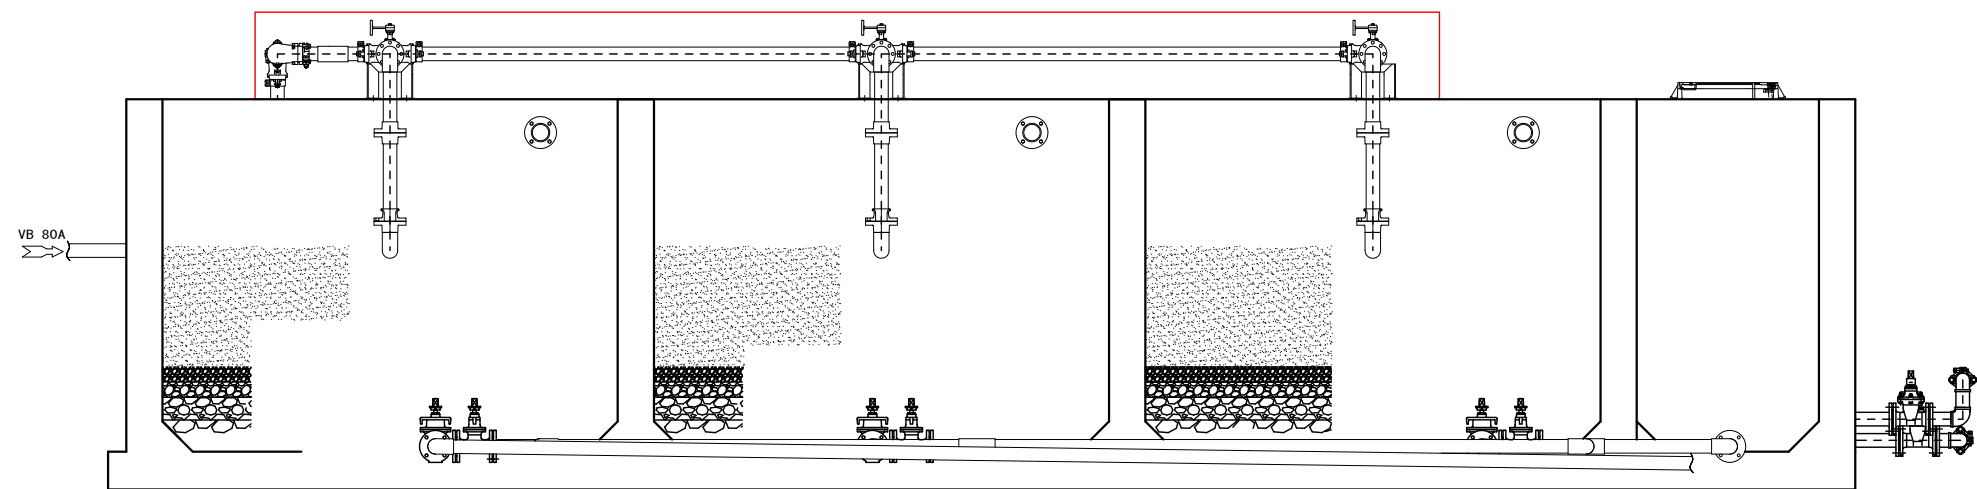


工事名	鳥屋柳川・営農飲雑用水配水池ろ過池修繕工事		
図面名	保温工施工範断面図		
作成年月日			
縮尺	1/50 (A3)	図面番号	6 / 8
事業者名	富士川町		

水位調整弁設置図

平面図

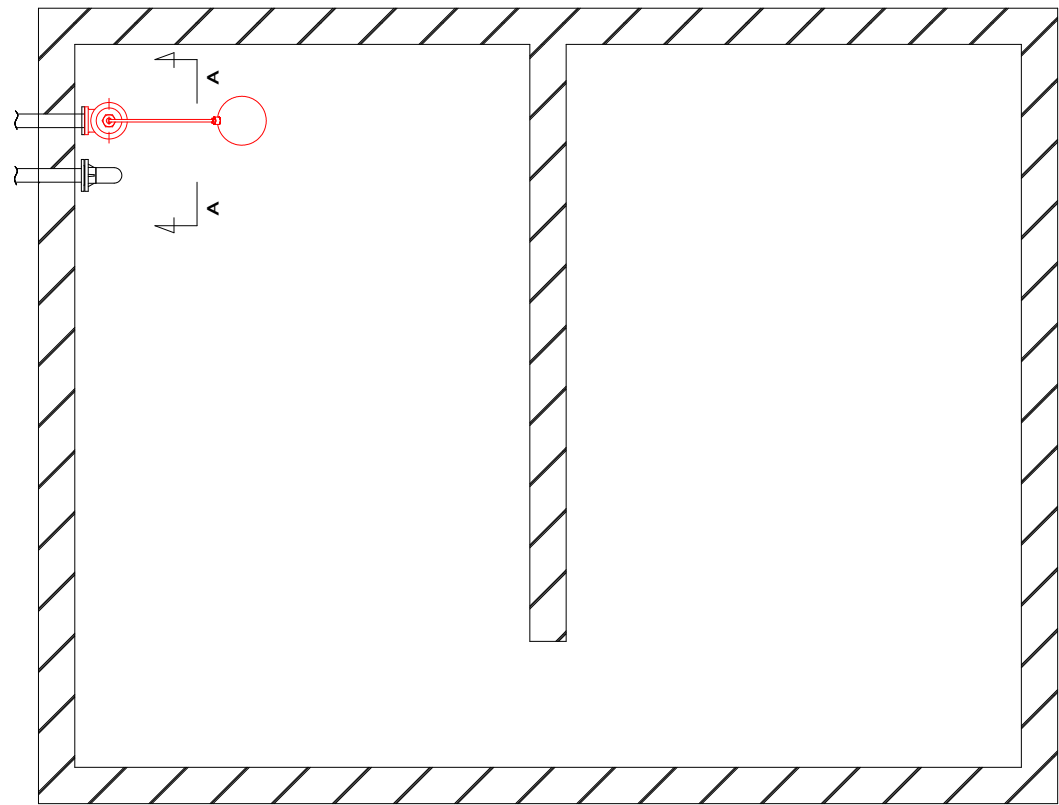


A-A断面図

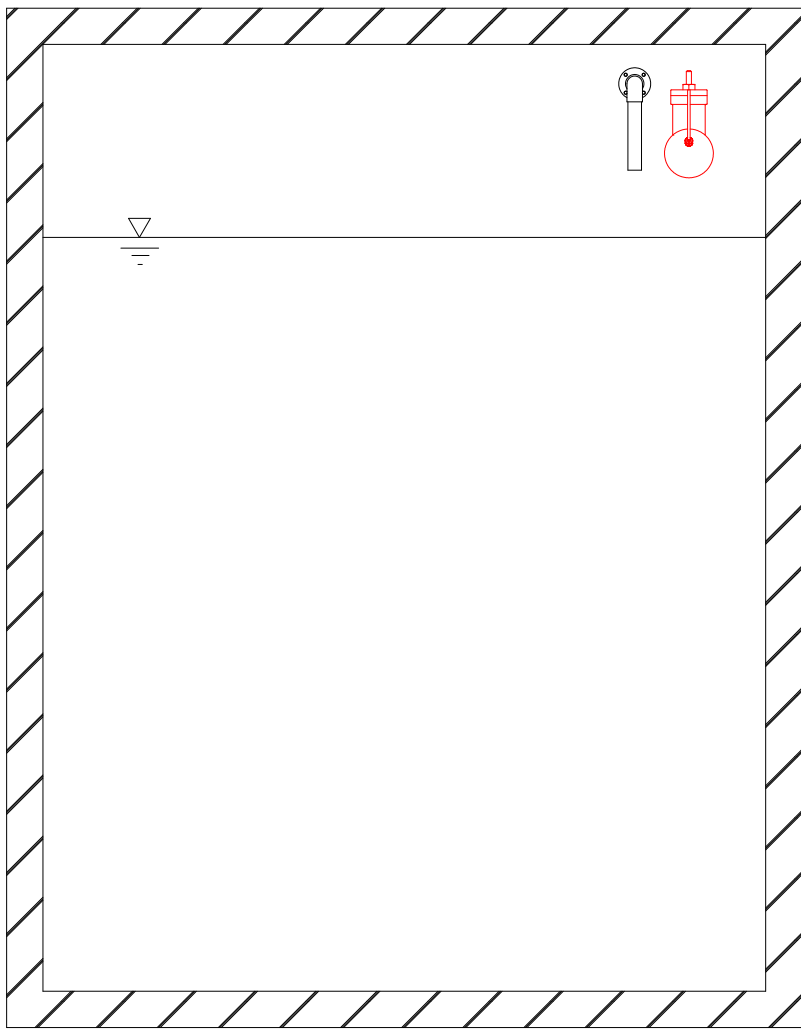


工事名	鳥屋柳川・営農飲雑用水配水池ろ過池修繕工事		
図面名	水位調整弁設置図		
作成年月日			
縮尺	1/50 (A3)	図面番号	7 / 8
事業者名	富士川町		

緩速ろ過池平面図（営農飲雑用水配水池）

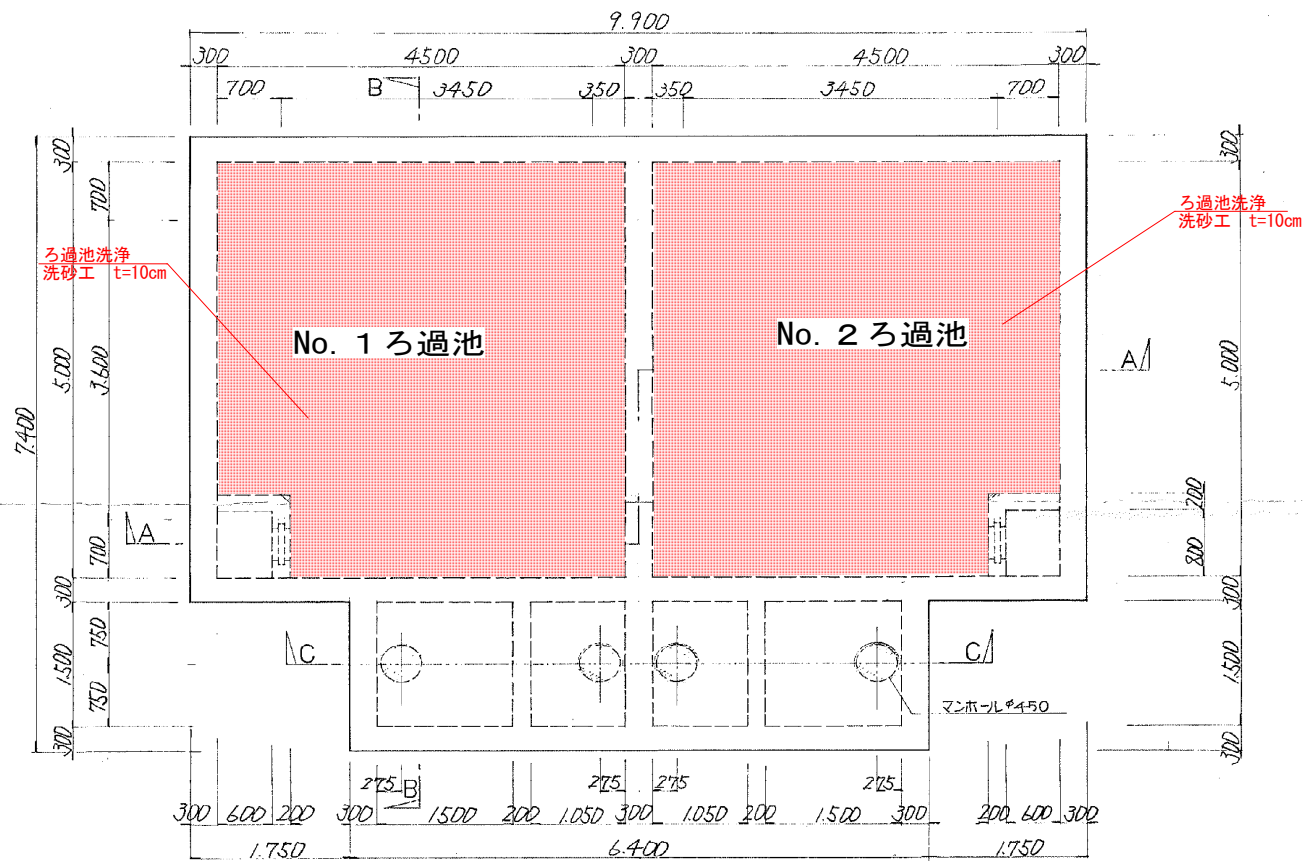


上部平面図 S=1/50

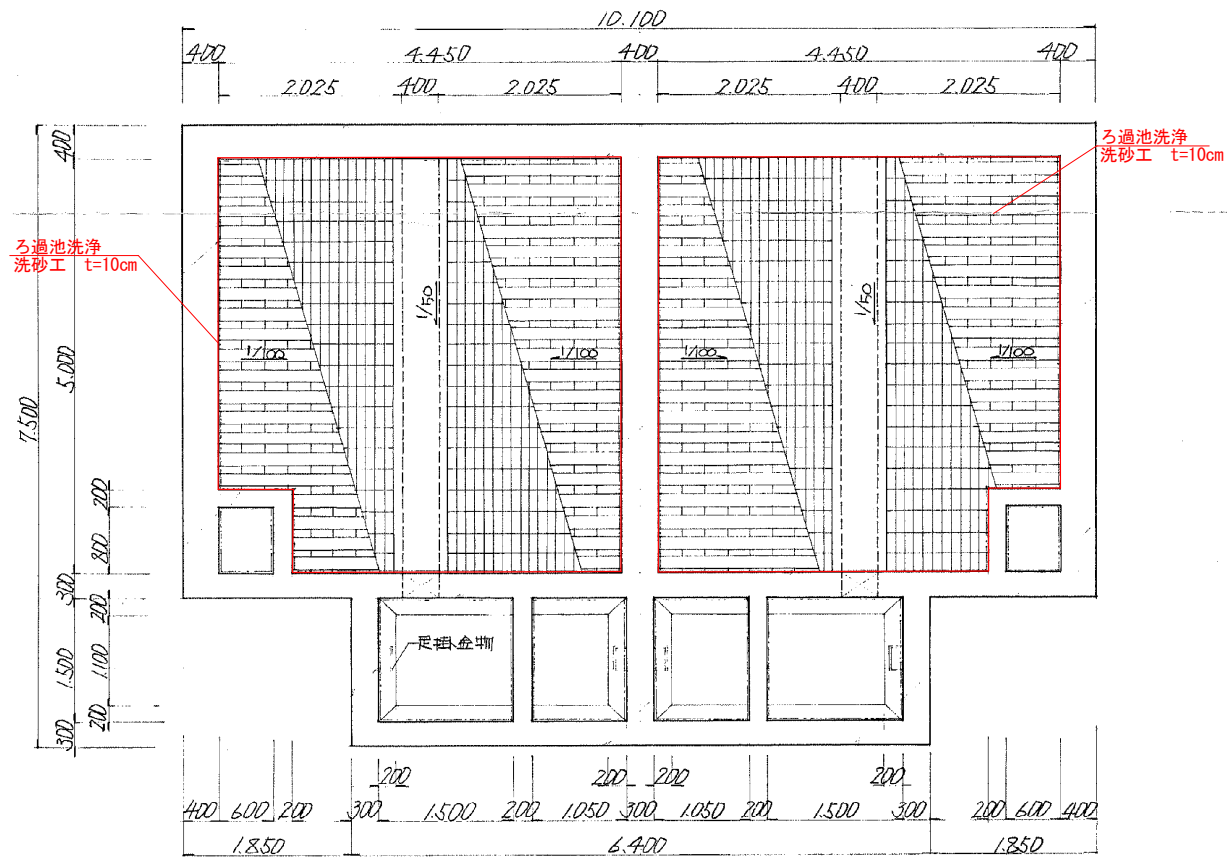


下部平面図 S=1/50

欄内) 無 機 質 汚 染 物 吸 着 材

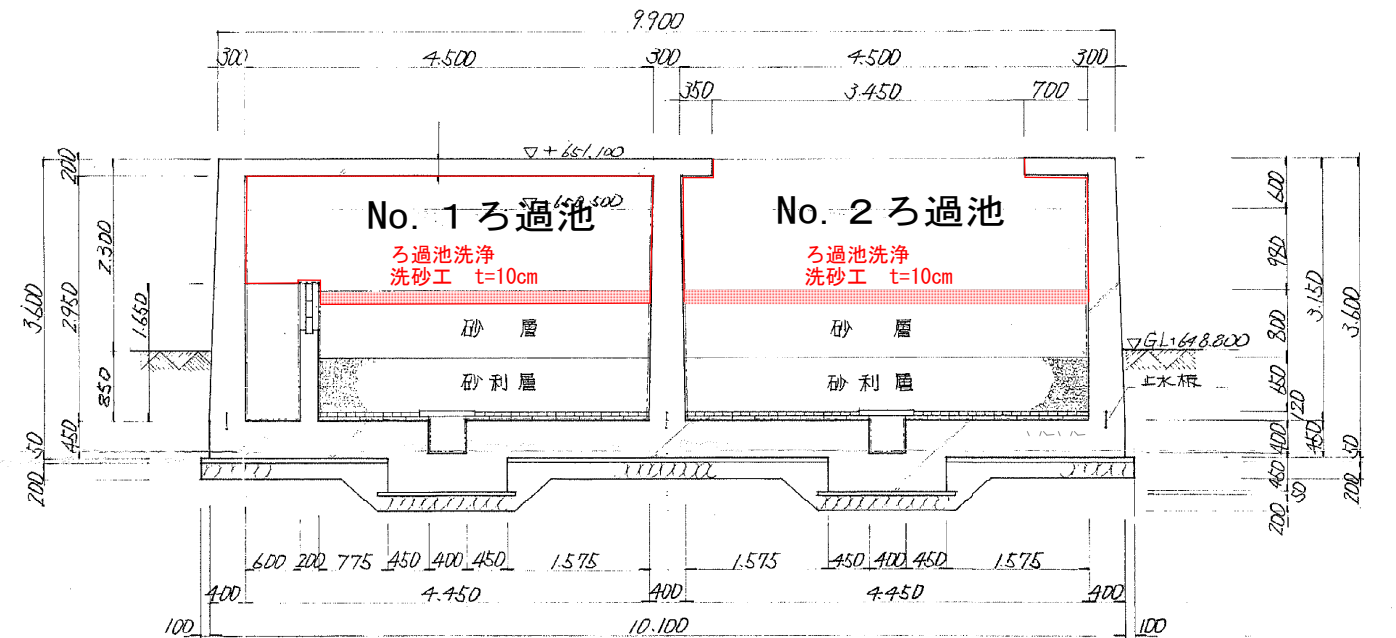

A-A 断面図 S=1/50

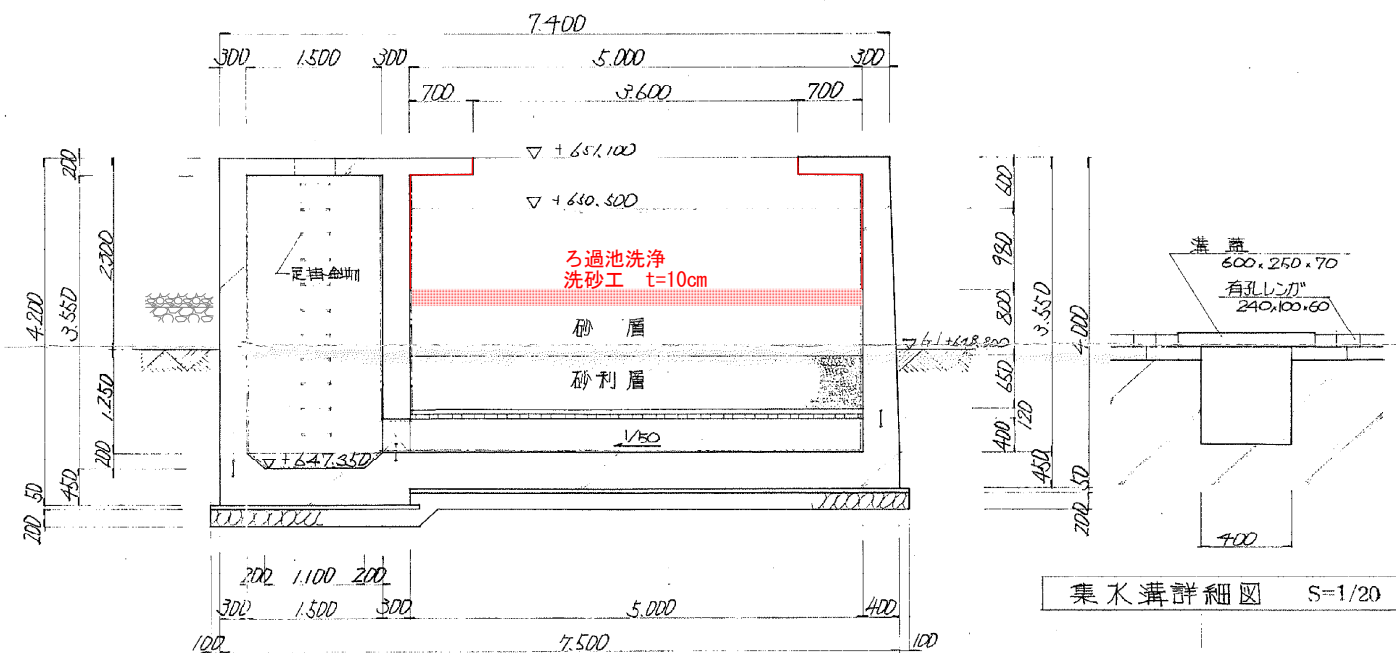

集水溝詳細図 S=1/20

工事名	鳥屋柳川・営農飲雑用水配水池ろ過池修繕工事		
図面名	緩速ろ過池平面図（営農飲雑用水配水池）		
作成年月日			
縮尺		図面番号	8 / 8
事業者名	富士川町		